
 


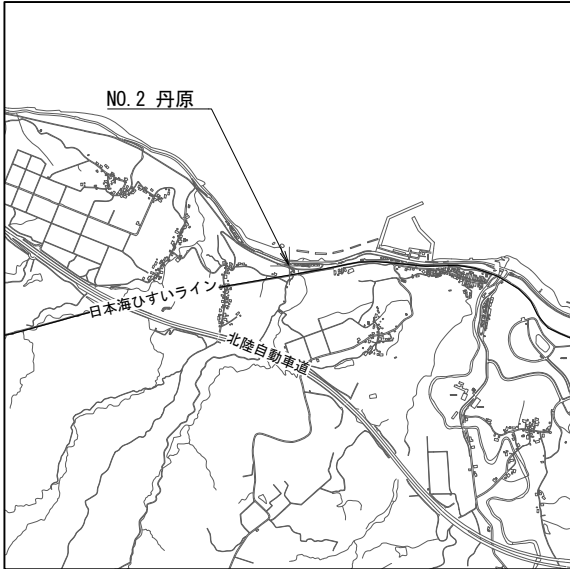


案内図 S=1/40000


空中線方向




スピーカ方向(新設)

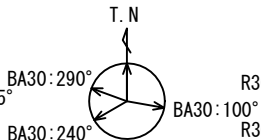

スピーカ方向(撤去)

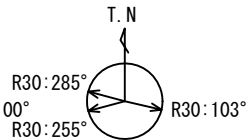


NO. 2 丹原

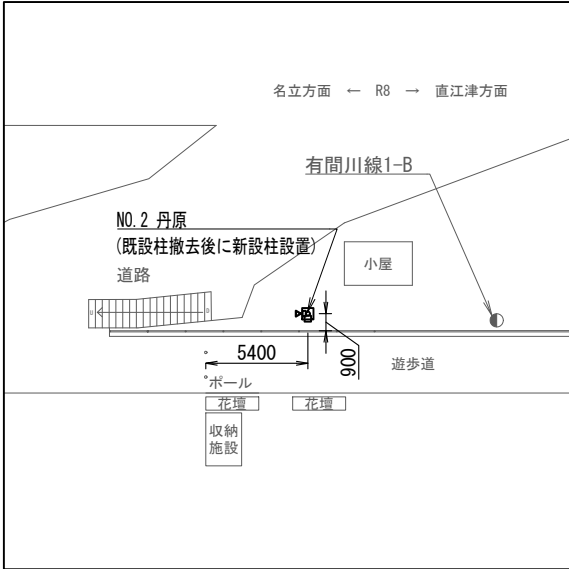

配置図 S=1/400


<注記>

- ・地区：合併前上越市
- ・所在：上越市大字丹原190-4
- ・通信相手：有間川（再送信子局）
- ・12-09 柱建替(S-18XM) 標準設置図
- ・T08-07 柱建替(S-18B) 標準撤去図

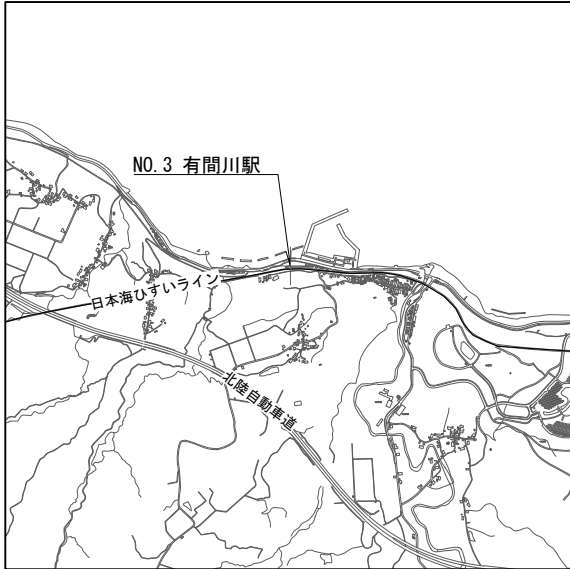


案内図 S=1/40000


空中線方向

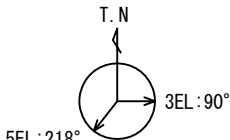


スピーカ方向(新設)

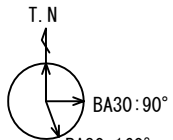

スピーカ方向(撤去)

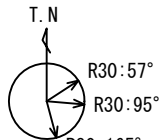


NO. 3 有間川駅

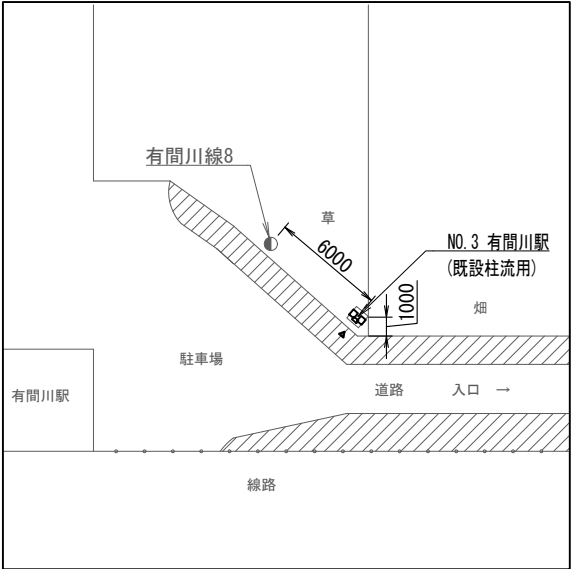

配置図 S=1/400


<注記>

- ・地区：合併前上越市
- ・所在：上越市大字有間川1070-4
- ・通信相手：大峰中継局
- ・12-01 柱再利用(19-17. 4-930) 標準設置図
- ・T08-01 柱再利用(19-17. 4-930) 標準撤去図

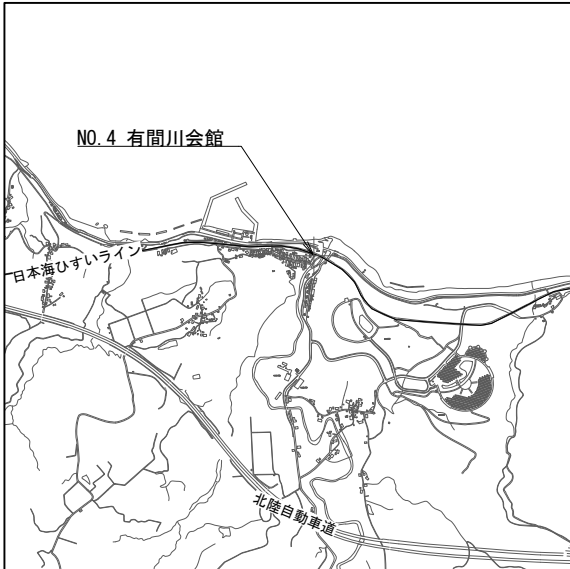


案内図 S=1/40000


空中線方向

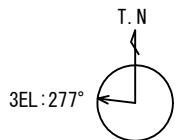


スピーカ方向(新設)

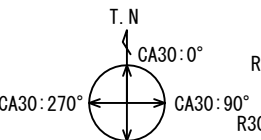

スピーカ方向(撤去)

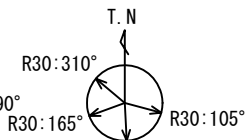

NO. 4 有間川会館

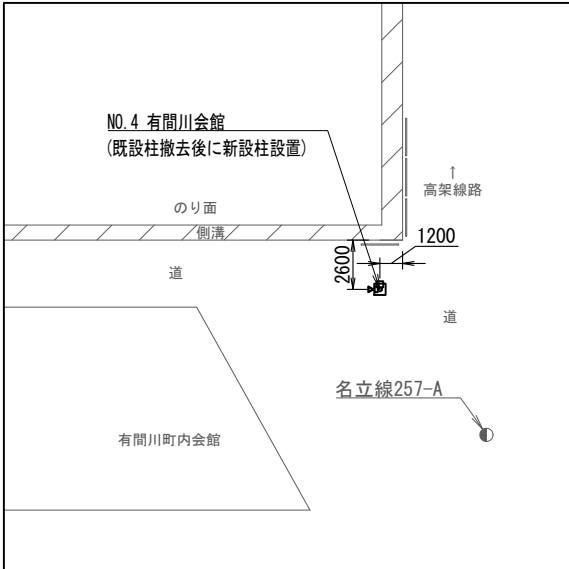

配置図 S=1/400


<注記>

- ・地区：合併前上越市
- ・所在：上越市大字有間川679-32
- ・通信相手：有間川（再送信子局）
- ・12-09 柱建替(S-18XM) 標準設置図
- ・T08-07 柱建替(S-18B) 標準撤去図




案内図 S=1/40000


空中線方向

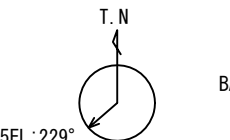


スピーカ方向(新設)

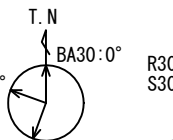

スピーカ方向(撤去)

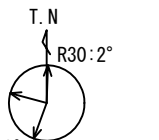

NO. 5 長浜ポンプ場

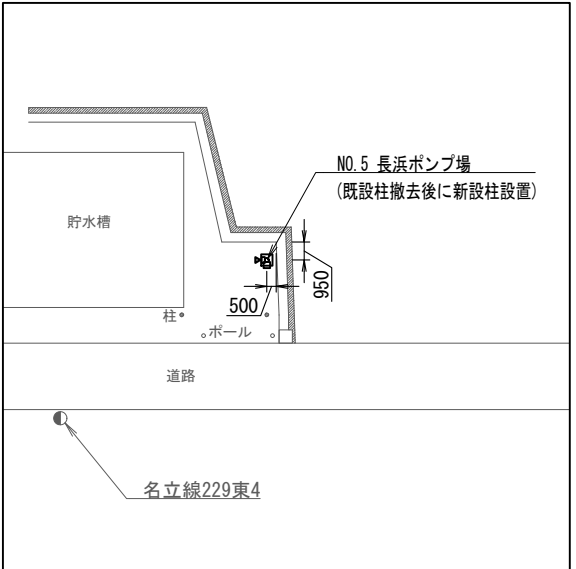

配置図 S=1/400

<注記>


- ・地区：合併前上越市
- ・所在：上越市大字長浜255
- ・通信相手：大峰中継局
- ・12-09 柱建替(S-18XM) 標準設置図
- ・T08-07 柱建替(S-18B) 標準撤去図

屋外拡声子局 自立局 案内図1 (NO. 2, NO. 3, NO. 4, NO. 5) S=図示


<特記事項>

- ・3EL (3素子八木型空中線)、5EL (5素子八木型空中線)
- ・R (レフレックス)、S (ストレート)、BA (防災用アレイ)、CA (中型アレイ)


工事名	上越市防災行政情報伝達システム整備・機能強化等工事		
設備名	デジタル防災行政無線システム(同報系)		
図面名	屋外拡声子局 自立局 案内図1 (NO. 2, NO. 3, NO. 4, NO. 5)		
作成年月	令和6年5月		
縮尺	A3 図示	図面番号	10-01
発注者名	上越市		

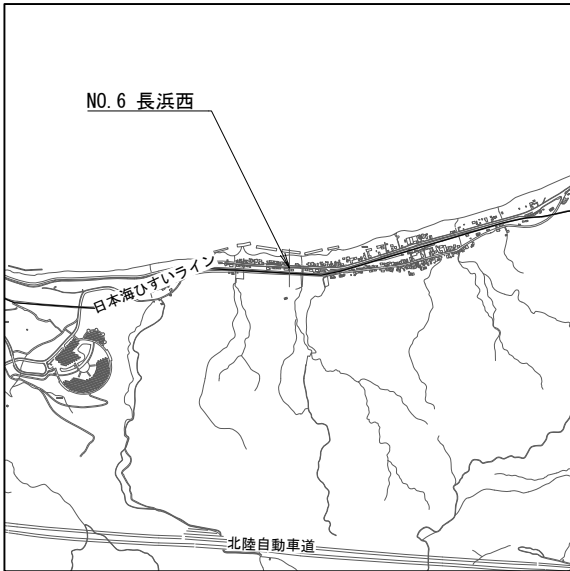

案内図 S=1/40000

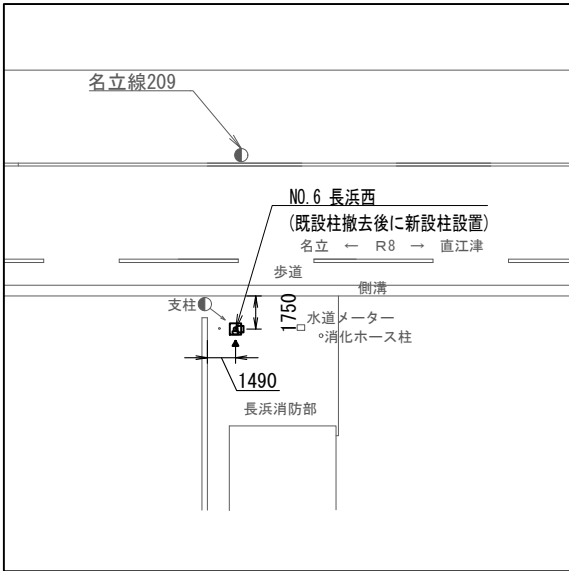


配置図 S=1/400

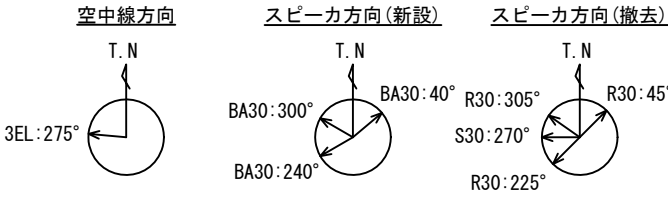


NO. 6 長浜西


- <注記>
- ・地区：合併前上越市
 - ・所在：上越市大字長浜905-7
 - ・通信相手：有間川（再送信子局）
 - ・12-09 柱建替（S-18XM）標準設置図
 - ・T08-07 柱建替（S-18B）標準撤去図

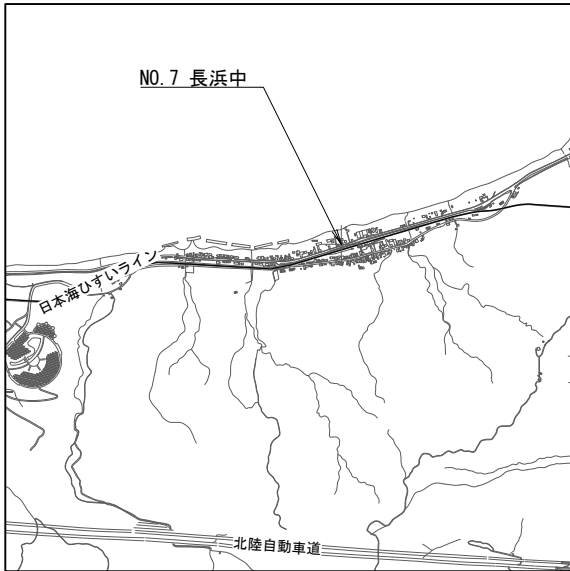

案内図 S=1/40000

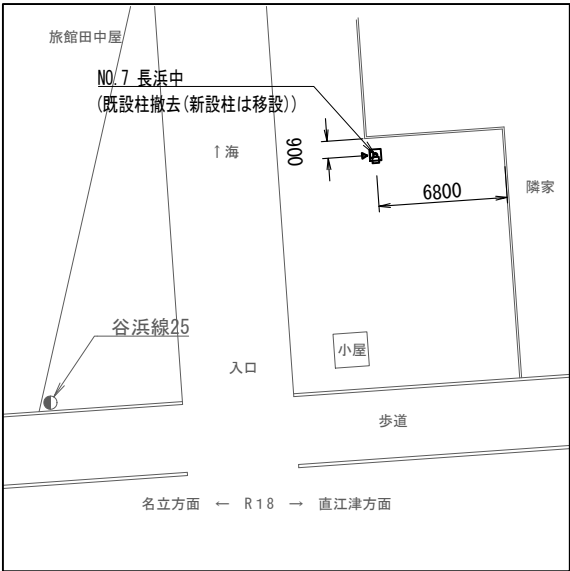


配置図 S=1/400

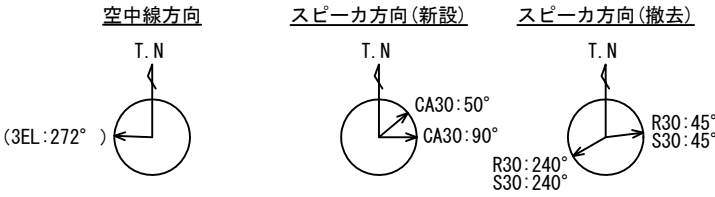


NO. 7 長浜中


- <注記>
- ・地区：合併前上越市
 - ・所在：上越市大字長浜
 - ・通信相手：有間川（再送信子局）
 - ・12-09 柱建替（S-18XM）標準設置図
 - ・T08-07 柱建替（S-18B）標準撤去図

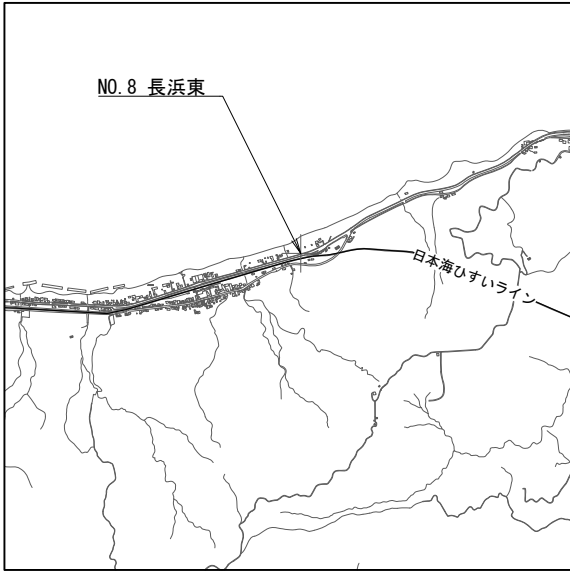

案内図 S=1/40000

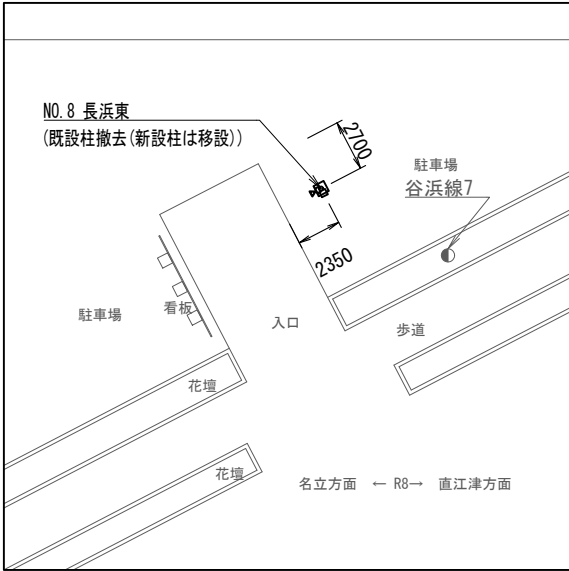


配置図 S=1/400

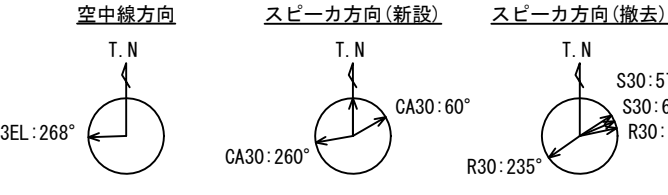


NO. 8 長浜東

- <注記>
- ・地区：合併前上越市
 - ・所在：上越市大字長浜
 - ・通信相手：有間川（再送信子局）
 - ・12-09 柱建替（S-18XM）標準設置図
 - ・T08-07 柱建替（S-18B）標準撤去図

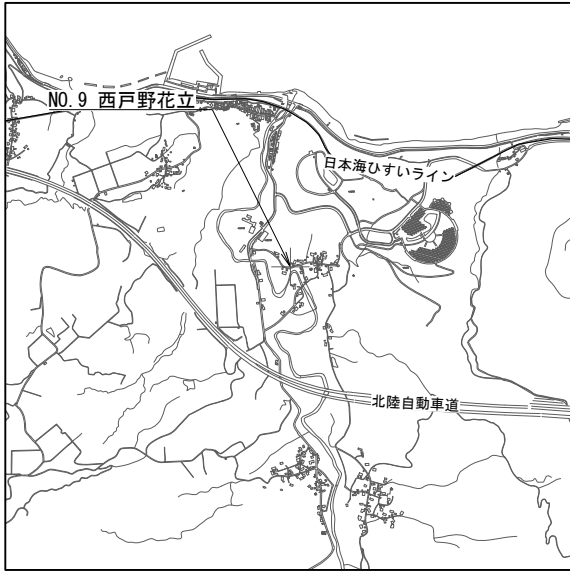

案内図 S=1/40000

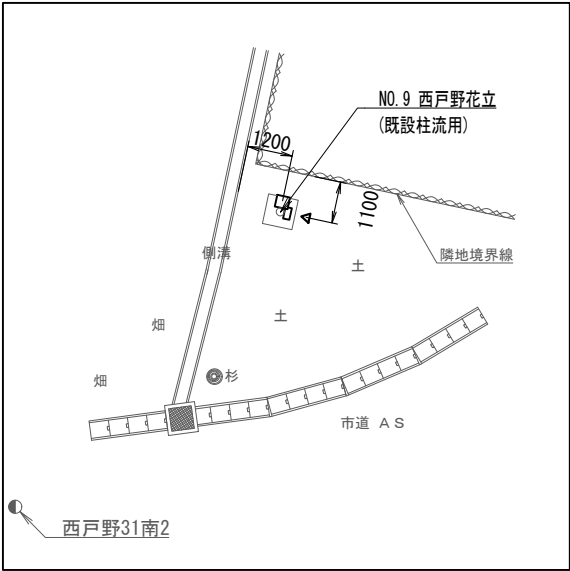

配置図 S=1/200



NO. 9 西戸野花立

- <注記>
- ・地区：合併前上越市
 - ・所在：上越市大字鍛冶免分66-2
 - ・通信相手：大峰中継局
 - ・12-03 柱再利用（L-560B）標準設置図
 - ・T08-02 柱再利用（L-560B）標準撤去図


屋外拡声子局 自立局 案内図2 (NO. 6, NO. 7, NO. 8, NO. 9) S=図示

- <特記事項>
- ・3EL (3素子八木型空中線)、5EL (5素子八木型空中線)
 - ・R (レフレックス)、S (ストレート)、BA (防災用アレイ)、CA (中型アレイ)


工事名	上越市防災行政情報伝達システム整備・機能強化等工事		
設備名	デジタル防災行政無線システム (同報系)		
図面名	屋外拡声子局 自立局 案内図2 (NO. 6, NO. 7, NO. 8, NO. 9)		
作成年月	令和6年5月		
縮尺	A3 図示	図面番号	10-02
発注者名	上越市		



案内図 S=1/40000

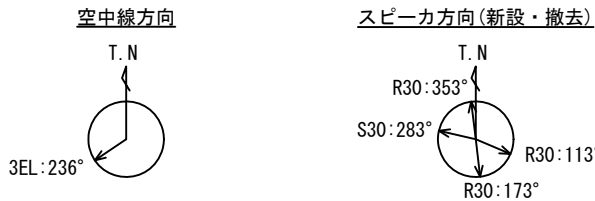

NO. 10 中桑取集落開発センター

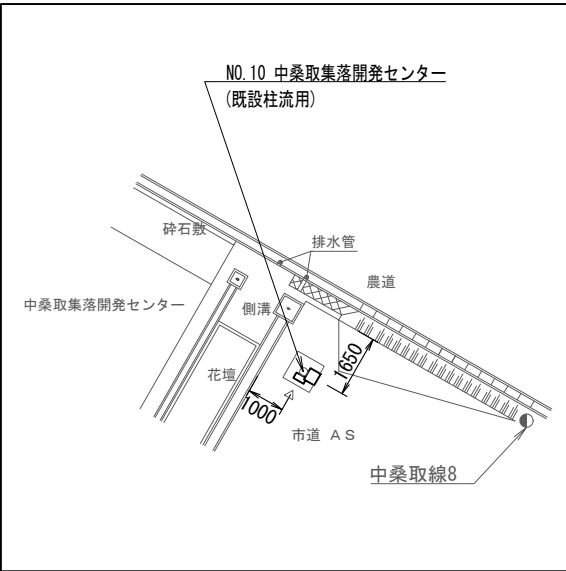


配置図 S=1/200


- <注記>
- ・地区：合併前上越市
 - ・所在：上越市大字中桑取327
 - ・通信相手：大峰中継局
 - ・12-03 柱再利用 (L-560B) 標準設置図
 - ・T08-02 柱再利用 (L-560B) 標準撤去図



案内図 S=1/40000

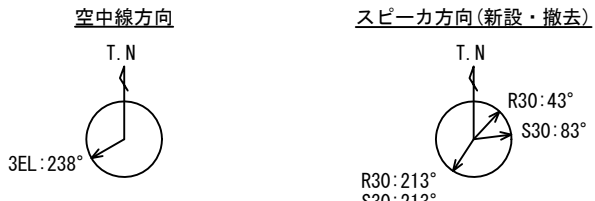


NO. 11 西山寺集落開発センター

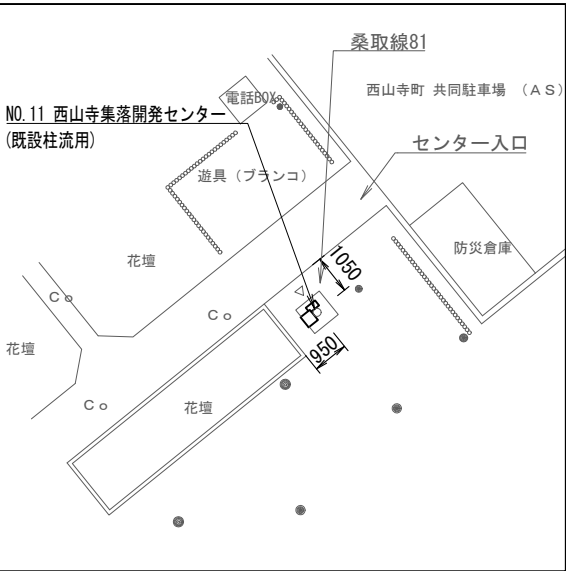


配置図 S=1/200


- <注記>
- ・地区：合併前上越市
 - ・所在：上越市西山寺200
 - ・通信相手：大峰中継局
 - ・12-03 柱再利用 (L-560B) 標準設置図
 - ・T08-02 柱再利用 (L-560B) 標準撤去図

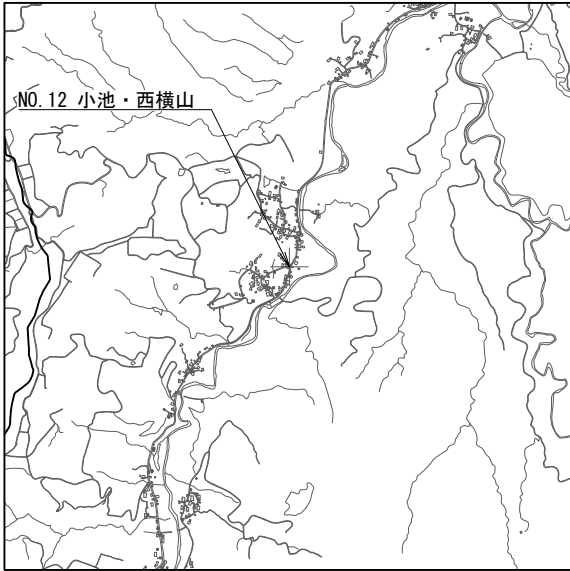

案内図 S=1/40000

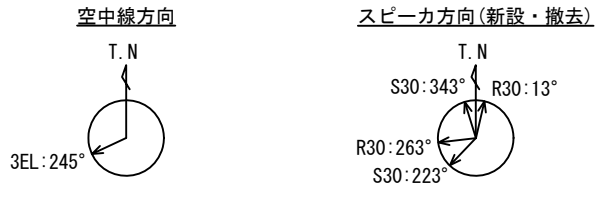


NO. 12 小池・西横山

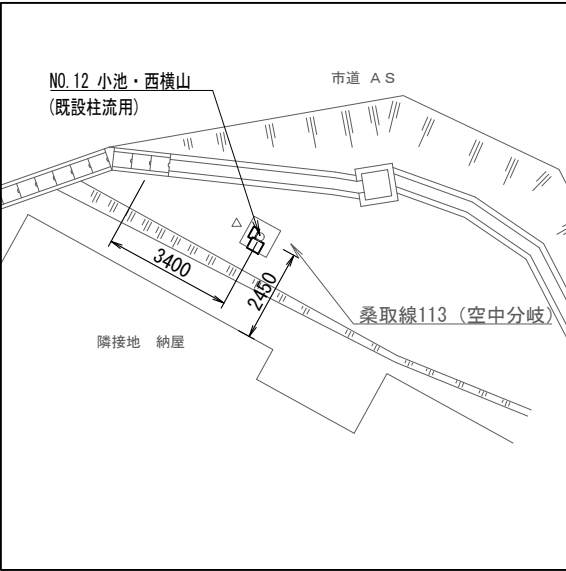


配置図 S=1/200


- <注記>
- ・地区：合併前上越市
 - ・所在：上越市西横山214-1
 - ・通信相手：大峰中継局
 - ・12-03 柱再利用 (L-560B) 標準設置図
 - ・T08-02 柱再利用 (L-560B) 標準撤去図

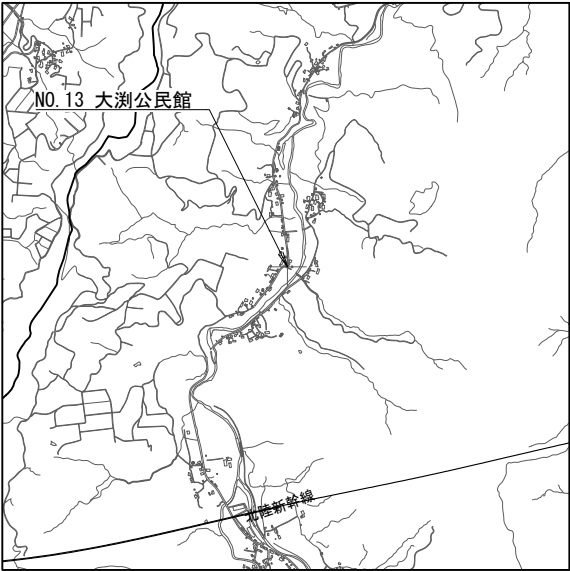

案内図 S=1/40000

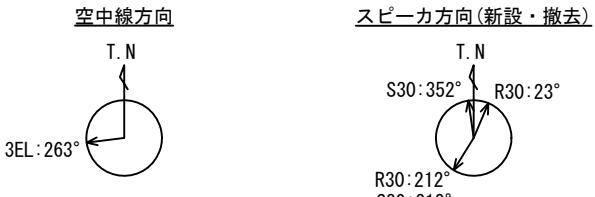

NO. 13 大淵公民館

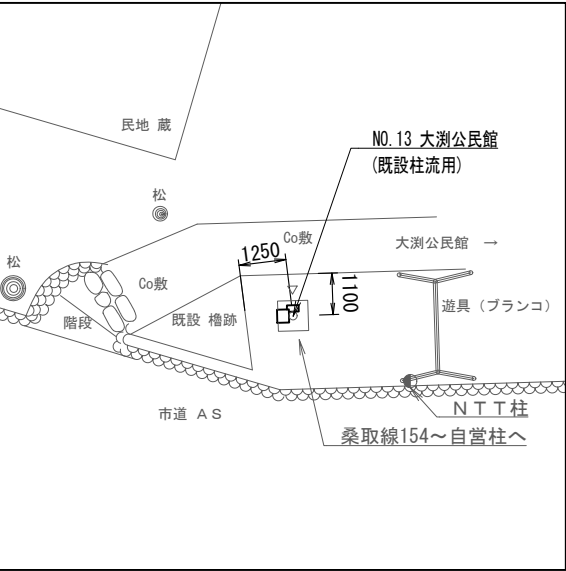


配置図 S=1/200

- <注記>
- ・地区：合併前上越市
 - ・所在：上越市大字大淵2606
 - ・通信相手：大峰中継局
 - ・12-03 柱再利用 (L-560B) 標準設置図
 - ・T08-02 柱再利用 (L-560B) 標準撤去図


屋外拡声子局 自立局 案内図3 (NO. 10, NO. 11, NO. 12, NO. 13) S=図示

- <特記事項>
- ・3EL (3素子八木型空中線)、5EL (5素子八木型空中線)
 - ・R (レフレックス)、S (ストレート)、BA (防災用アレイ)、CA (中型アレイ)



工事名	上越市防災行政情報伝達システム整備・機能強化等工事		
設備名	デジタル防災行政無線システム (同報系)		
図面名	屋外拡声子局 自立局 案内図3 (NO. 10, NO. 11, NO. 12, NO. 13)		
作成年月	令和6年5月		
縮尺	A3 図示	図面番号	10-03
発注者名	上越市		

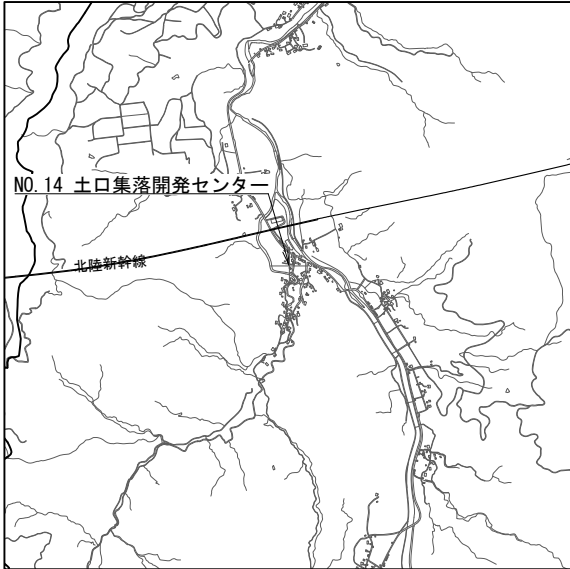

案内図 S=1/40000

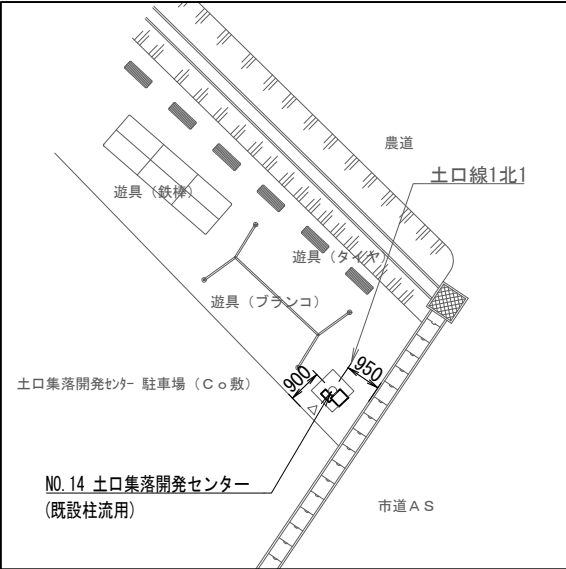


配置図 S=1/200

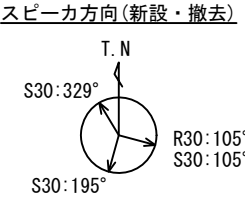
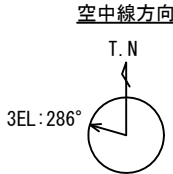


NO. 14 土口集落開発センター

- <注記>
- ・地区：合併前上越市
 - ・所在：上越市大字土口726-1
 - ・通信相手：大峰中継局
 - ・12-03 柱再利用(L-560B) 標準設置図
 - ・T08-02 柱再利用(L-560B) 標準撤去図

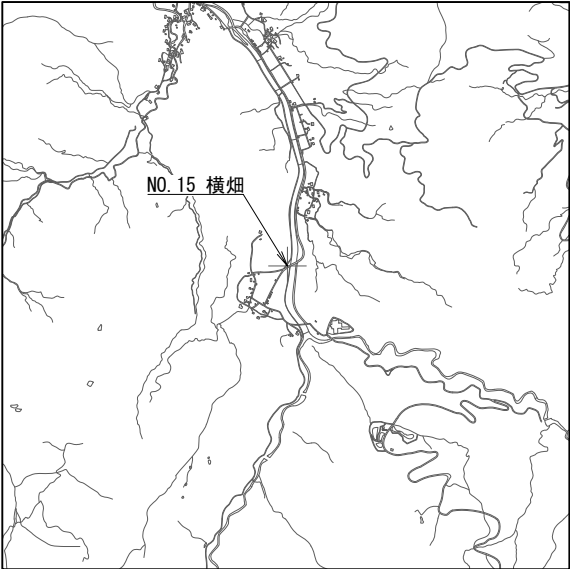


案内図 S=1/40000

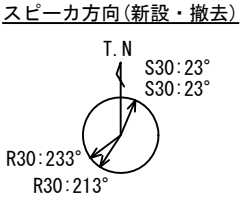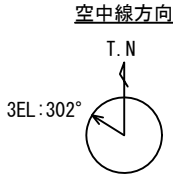

NO. 15 横畑


- <注記>
- ・地区：合併前上越市
 - ・所在：上越市大字横畑190-1
 - ・通信相手：大峰中継局
 - ・12-03 柱再利用(L-560B) 標準設置図
 - ・T08-02 柱再利用(L-560B) 標準撤去図

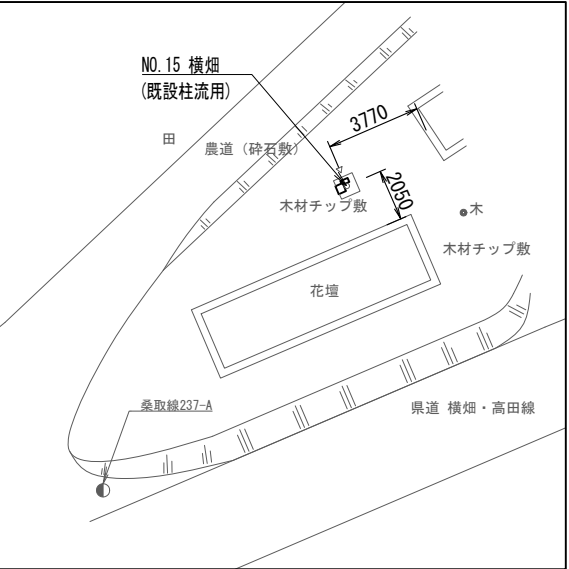




配置図 S=1/300



案内図 S=1/40000

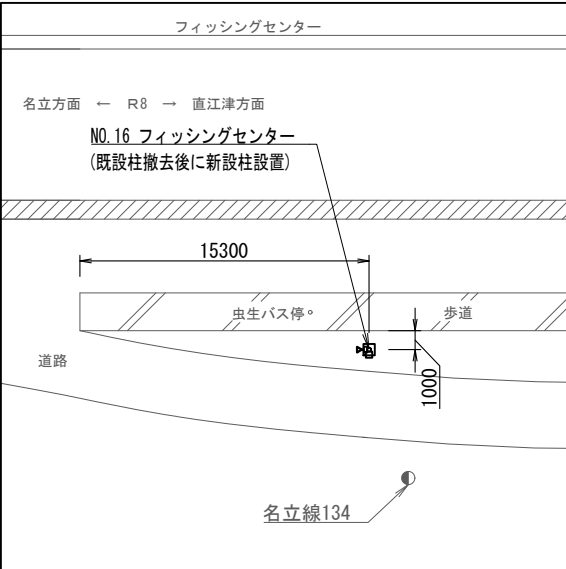


配置図 S=1/400

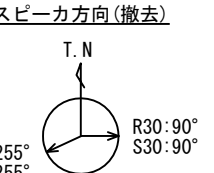
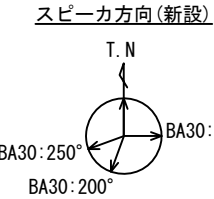
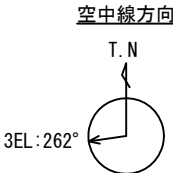


NO. 16 フィッシングセンター

- <注記>
- ・地区：合併前上越市
 - ・所在：上越市大字虫生804
 - ・通信相手：有間川（再送信子局）
 - ・12-09 柱建替(S-18XM) 標準設置図
 - ・T08-07 柱建替(S-18B) 標準撤去図

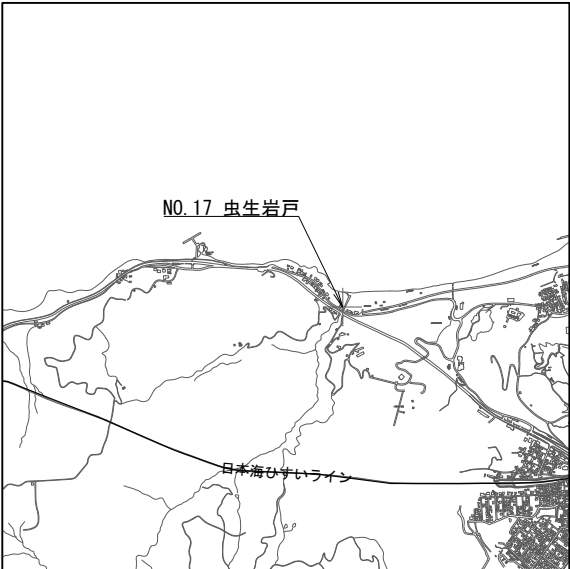


案内図 S=1/40000

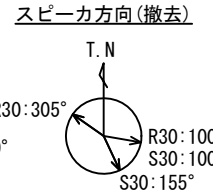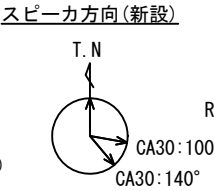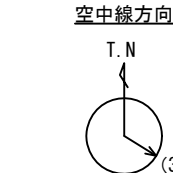

NO. 17 虫生岩戸

- <注記>
- ・地区：合併前上越市
 - ・所在：上越市大字虫生
 - ・通信相手：長倉中継局
 - ・12-09 柱建替(S-18XM) 標準設置図
 - ・T08-07 柱建替(S-18B) 標準撤去図

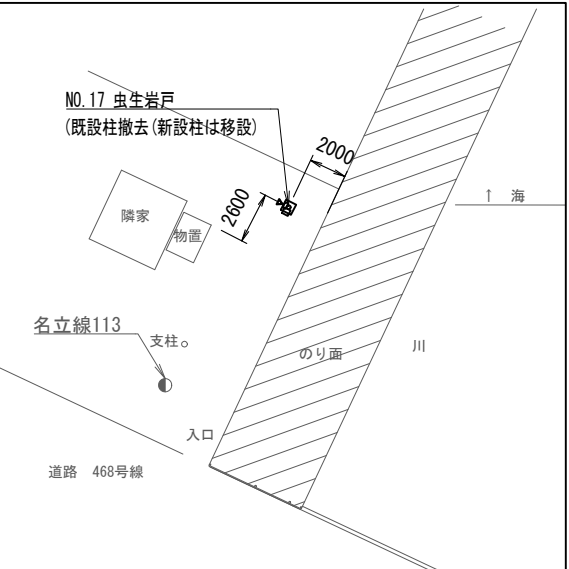


配置図 S=1/400

屋外拡声子局 自立局 案内図4 (NO. 14, NO. 15, NO. 16, NO. 17) S=図示

<特記事項>


- ・3EL (3素子八木型空中線)、5EL (5素子八木型空中線)
- ・R (レフレックス)、S (ストレート)、BA (防災用アレイ)、CA (中型アレイ)

工事名	上越市防災行政情報伝達システム整備・機能強化等工事		
設備名	デジタル防災行政無線システム (同報系)		
図面名	屋外拡声子局 自立局 案内図4 (NO. 14, NO. 15, NO. 16, NO. 17)		
作成年月	令和6年5月		
縮尺	A3 図示	図面番号	10-04
発注者名	上越市		

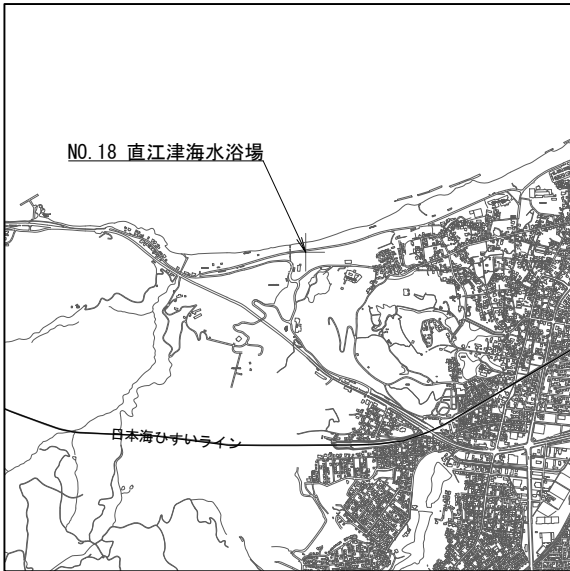


案内図 S=1/40000

 空中線方向



スピーカ方向(新設)

 


スピーカ方向(撤去)




<注記>

- ・地区：合併前上越市
- ・所在：上越市大字居多
- ・通信相手：長倉中継局
- ・12-09 柱建替(S-18XM) 標準設置図
- ・T08-07 柱建替(S-18B) 標準撤去図

NO. 18 直江津海水浴場

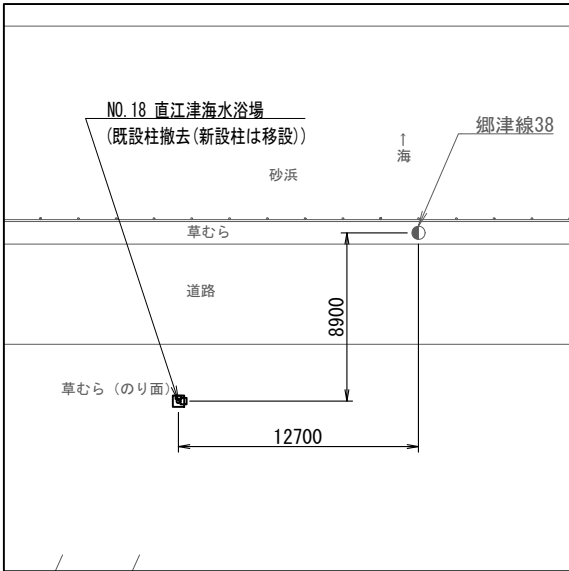

配置図 S=1/400

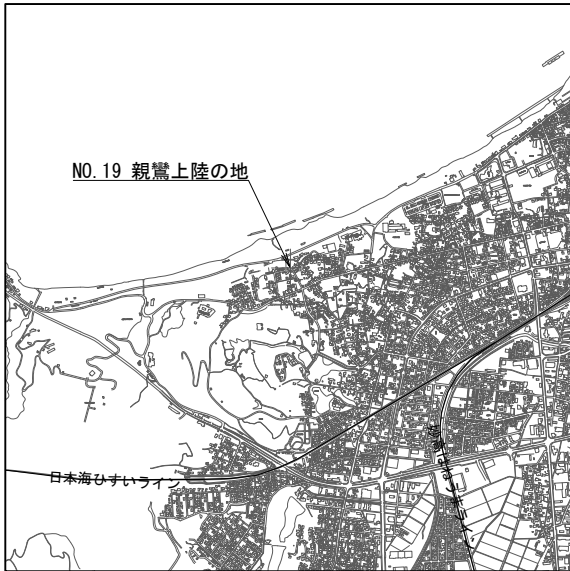

案内図 S=1/40000

空中線方向



スピーカ方向(新設)




スピーカ方向(撤去)



<注記>

- ・地区：合併前上越市
- ・所在：上越市五智6-913-1
- ・通信相手：長倉中継局
- ・12-09 柱建替(S-18XM) 標準設置図
- ・T08-07 柱建替(S-18B) 標準撤去図

NO. 19 親鸞上陸の地

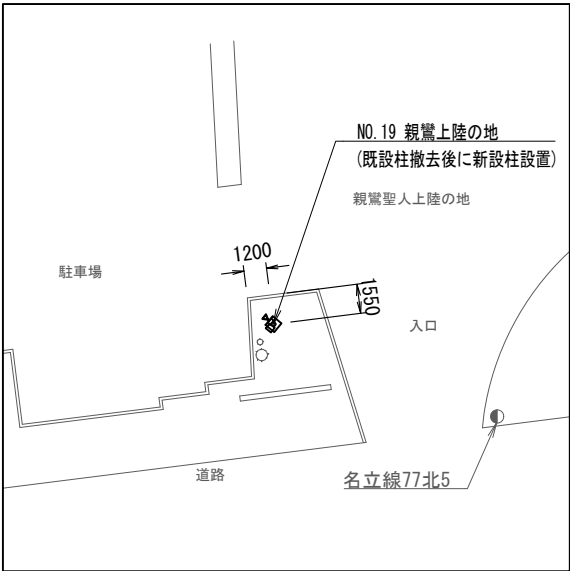


配置図 S=1/400



案内図 S=1/40000

 空中線方向



スピーカ方向(新設)




スピーカ方向(撤去)



<注記>

- ・地区：合併前上越市
- ・所在：上越市五智4-1-10
- ・通信相手：長倉中継局
- ・12-09 柱建替(S-18XM) 標準設置図
- ・T08-07 柱建替(S-18B) 標準撤去図

NO. 20 国府小学校

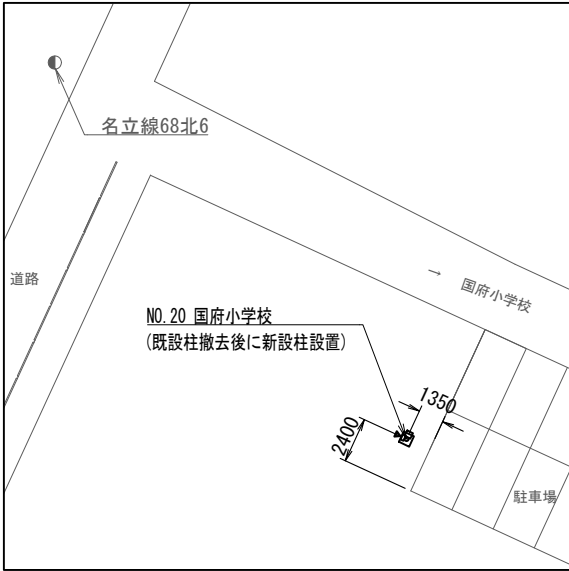

配置図 S=1/400



案内図 S=1/40000

空中線方向



スピーカ方向(新設)




スピーカ方向(撤去)



<注記>

- ・地区：合併前上越市
- ・所在：上越市五智2-272-40
- ・通信相手：長倉中継局
- ・12-03 柱再利用(L-560B) 標準設置図
- ・T08-02 柱再利用(L-560B) 標準撤去図

NO. 21 水族館

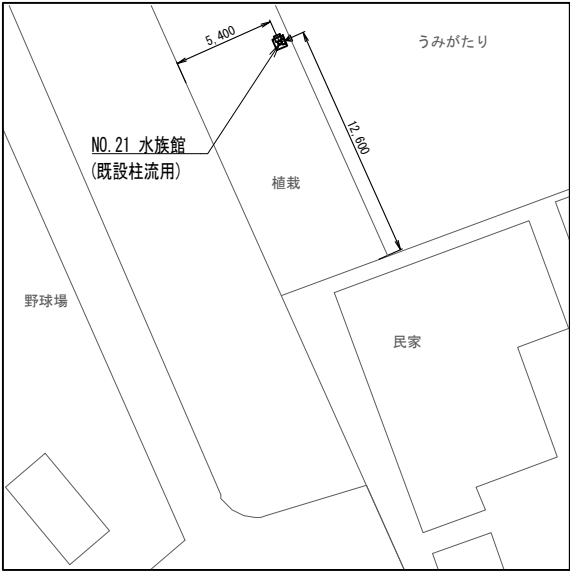

配置図 S=1/400

屋外拡声子局 自立局 案内図5 (NO. 18, NO. 19, NO. 20, NO. 21) S=図示

<特記事項>

- ・3EL (3素子八木型空中線)、5EL (5素子八木型空中線)
- ・R (レフレックス)、S (ストレート)、BA (防災用アレイ)、CA (中型アレイ)

工事名	上越市防災行政情報伝達システム整備・機能強化等工事		
設備名	デジタル防災行政無線システム(同報系)		
図面名	屋外拡声子局 自立局 案内図5 (NO. 18, NO. 19, NO. 20, NO. 21)		
作成年月	令和6年5月		
縮尺	A3 図示	図面番号	10-05
発注者名	上越市		




案内図 S=1/40000


空中線方向

スピーカ方向(新設)

スピーカ方向(撤去)

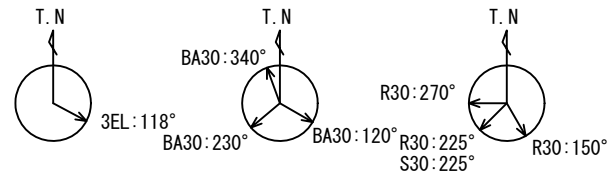

NO. 22 船見公園西

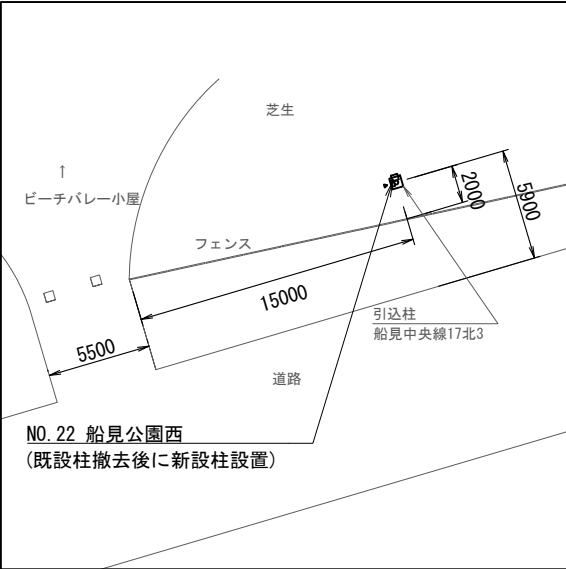

配置図 S=1/400

- <注記>
- ・地区：合併前上越市
 - ・所在：上越市中央3-441-1
 - ・通信相手：長倉中継局
 - ・12-09 柱建替(S-18XM) 標準設置図
 - ・T08-07 柱建替(S-18B) 標準撤去図




案内図 S=1/40000


空中線方向

スピーカ方向(新設)

スピーカ方向(撤去)

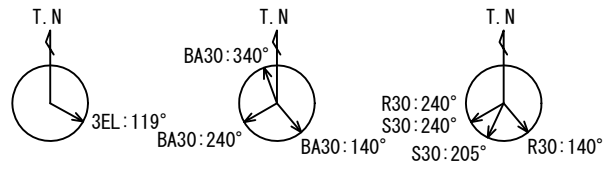

NO. 23 船見公園東

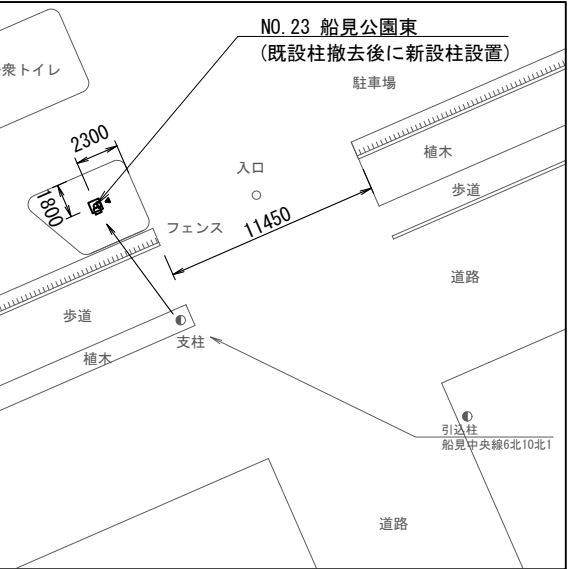

配置図 S=1/400

- <注記>
- ・地区：合併前上越市
 - ・所在：上越市中央3-441-1
 - ・通信相手：長倉中継局
 - ・12-09 柱建替(S-18XM) 標準設置図
 - ・T08-07 柱建替(S-18B) 標準撤去図




案内図 S=1/40000


空中線方向

スピーカ方向(新設)

スピーカ方向(撤去)

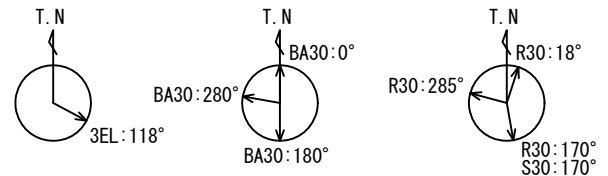

NO. 24 直江津小学校

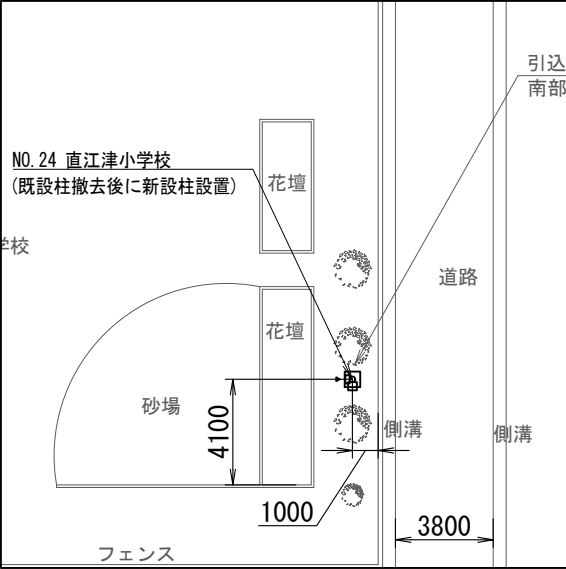

配置図 S=1/400

- <注記>
- ・地区：合併前上越市
 - ・所在：上越市住吉町3-5
 - ・通信相手：長倉中継局
 - ・12-09 柱建替(S-18XM) 標準設置図
 - ・T08-07 柱建替(S-18B) 標準撤去図




案内図 S=1/40000


空中線方向

スピーカ方向(新設)

スピーカ方向(撤去)

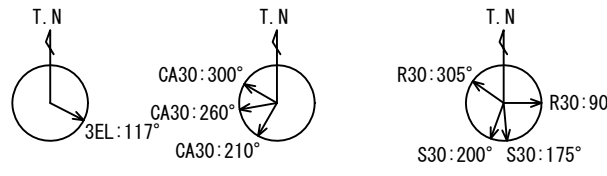

NO. 25 八坂神社

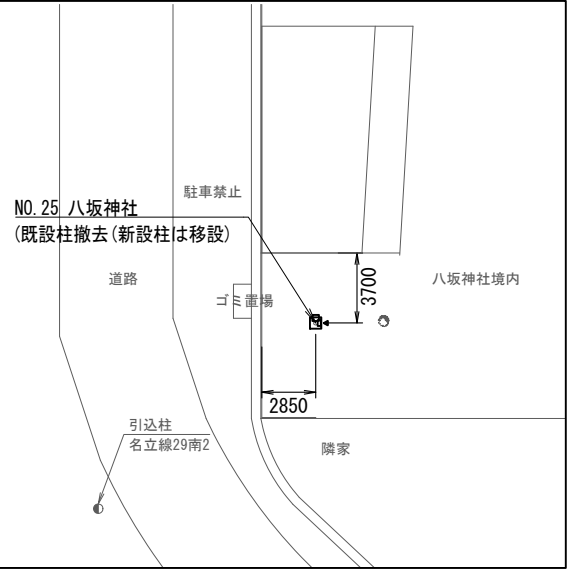

配置図 S=1/400

- <注記>
- ・地区：合併前上越市
 - ・所在：上越市西本町4-2-25
 - ・通信相手：長倉中継局
 - ・直江津南小学校へ移設
 - ・T08-07 柱建替(S-18B) 標準撤去図

屋外拡声子局 自立局 案内図6 (NO. 22, NO. 23, NO. 24, NO. 25) S=図示


- <特記事項>
- ・3EL (3素子八木型空中線)、5EL (5素子八木型空中線)
 - ・R (レフレックス)、S (ストレート)、BA (防災用アレイ)、CA (中型アレイ)

工事名	上越市防災行政情報伝達システム整備・機能強化等工事		
設備名	デジタル防災行政無線システム(同報系)		
図面名	屋外拡声子局 自立局 案内図6 (NO. 22, NO. 23, NO. 24, NO. 25)		
作成年月	令和6年5月		
縮尺	A3 図示	図面番号	10-06
発注者名	上越市		




案内図 S=1/40000


空中線方向

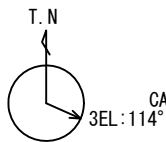

スピーカ方向(新設)

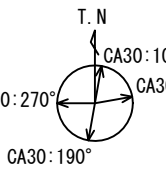


スピーカ方向(撤去)

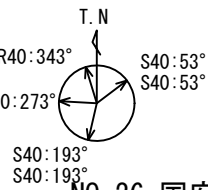

<注記>

- ・地区：合併前上越市
- ・所在：上越市五智新町192
- ・通信相手：長倉中継局
- ・12-02 柱再利用(19-17.4-510) 標準設置図
- ・T08-06 柱再利用(19-17.4-510) 拡声増幅装置有 標準撤去図

NO. 26 国府公園

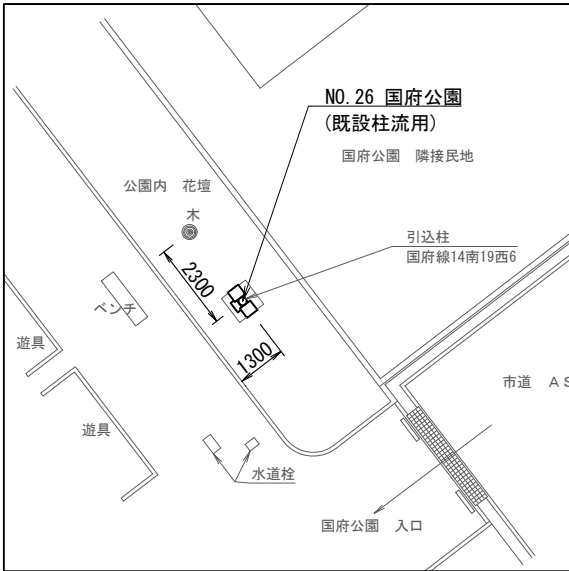


配置図 S=1/200




案内図 S=1/40000

空中線方向

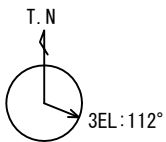


スピーカ方向(新設・撤去)

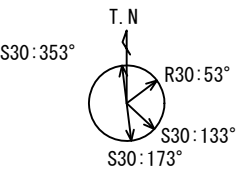

<注記>

- ・地区：合併前上越市
- ・所在：上越市五智6-1199-1
- ・通信相手：長倉中継局
- ・12-03 柱再利用(L-560B) 標準設置図
- ・T08-02 柱再利用(L-560B) 標準撤去図

NO. 27 五智公園

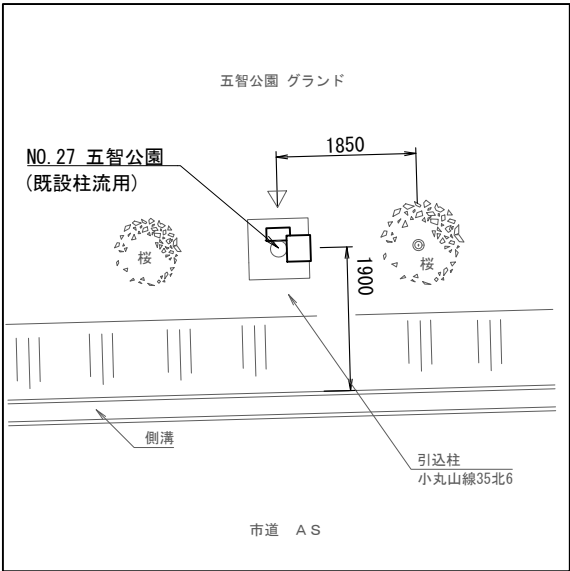


配置図 S=1/100




案内図 S=1/40000

空中線方向

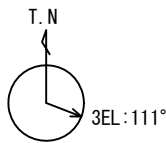


スピーカ方向(新設・撤去)

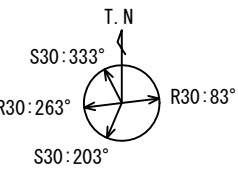

<注記>

- ・地区：合併前上越市
- ・所在：上越市国府2-4-31
- ・通信相手：長倉中継局
- ・12-03 柱再利用(L-560B) 標準設置図
- ・T08-02 柱再利用(L-560B) 標準撤去図

NO. 28 こくふこどもの家

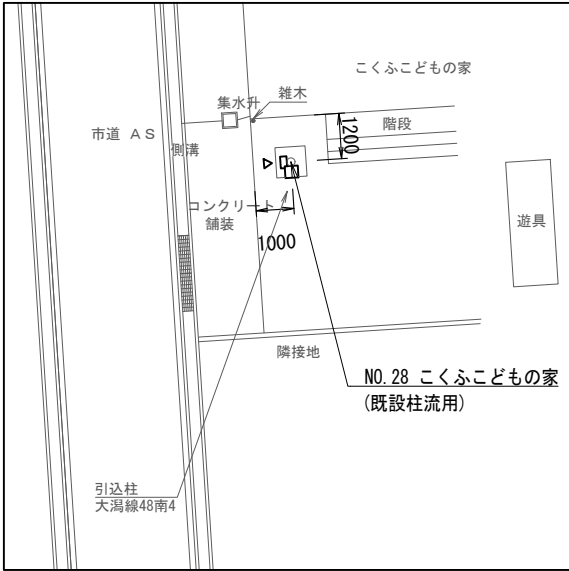


配置図 S=1/200




案内図 S=1/40000


空中線方向

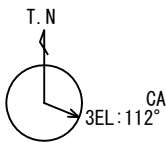

スピーカ方向(新設)

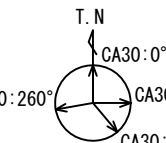


スピーカ方向(撤去)

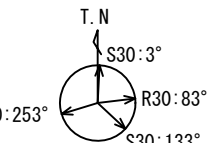

<注記>

- ・地区：合併前上越市
- ・所在：上越市石橋2-2635-14
- ・通信相手：長倉中継局
- ・12-03 柱再利用(L-560B) 標準設置図
- ・T08-02 柱再利用(L-560B) 標準撤去図

NO. 29 石橋2丁目

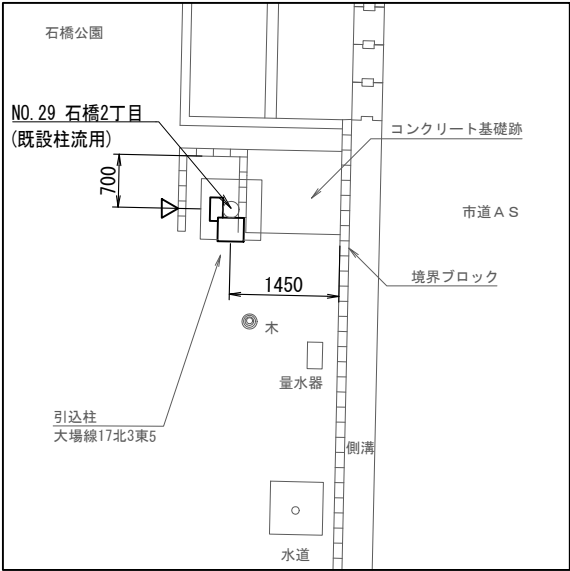


配置図 S=1/100

屋外拡声子局 自立局 案内図7 (NO. 26, NO. 27, NO. 28, NO. 29) S=図示

<特記事項>


- ・3EL (3素子八木型空中線)、5EL (5素子八木型空中線)
- ・R (レフレックス)、S (ストレート)、BA (防災用アレイ)、CA (中型アレイ)

工事名	上越市防災行政情報伝達システム整備・機能強化等工事		
設備名	デジタル防災行政無線システム(同報系)		
図面名	屋外拡声子局 自立局 案内図7 (NO. 26, NO. 27, NO. 28, NO. 29)		
作成年月	令和6年5月		
縮尺	A3 図示	図面番号	10-07
発注者名	上越市		

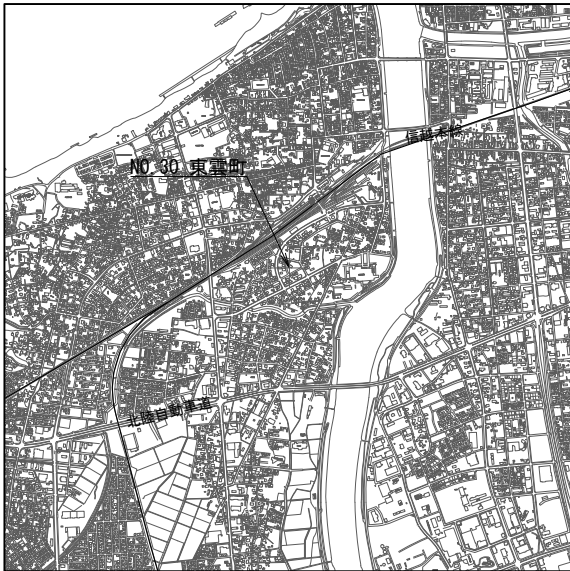


案内図 S=1/40000

 
空中線方向




スピーカ方向(新設)

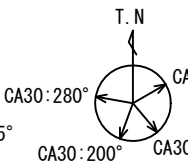

スピーカ方向(撤去)

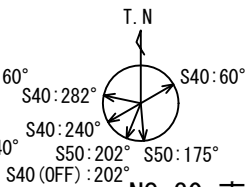

NO. 30 東雲町

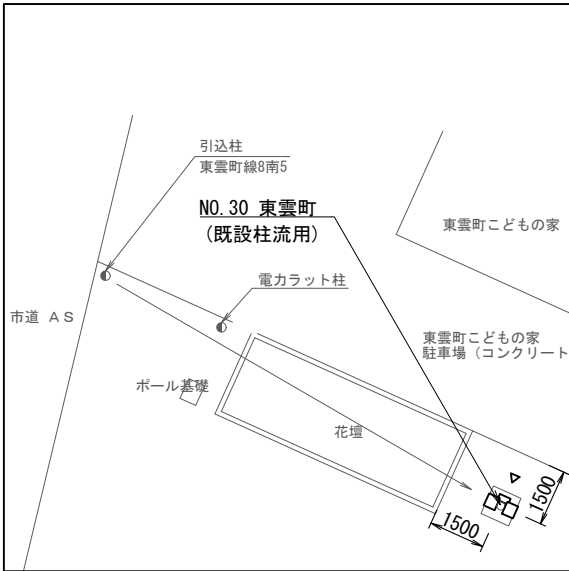

配置図 S=1/200

 
<注記>

- ・地区：合併前上越市
- ・所在：上越市東雲町2-1280
- ・通信相手：長倉中継局
- ・12-02 柱再利用(19-17.4-510) 標準撤去図
- ・T08-06 柱再利用(19-17.4-510) 拡声増幅装置有 標準撤去図




案内図 S=1/40000


空中線方向




スピーカ方向(新設)

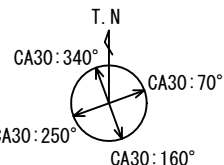

スピーカ方向(撤去)

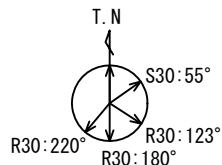


NO. 31 佐渡汽船前公園

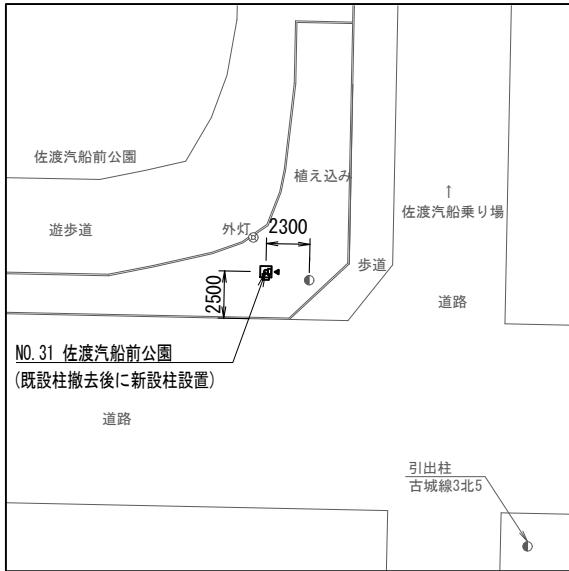

配置図 S=1/400


<注記>

- ・地区：合併前上越市
- ・所在：上越市港町1
- ・通信相手：長倉中継局
- ・12-09 柱建替(S-18XM) 標準設置図
- ・T08-07 柱建替(S-18B) 標準撤去図

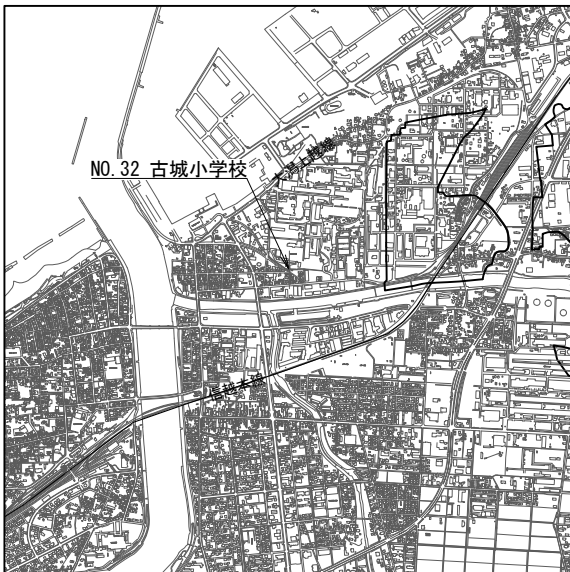


案内図 S=1/40000

 
空中線方向




スピーカ方向(新設)

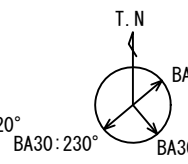

スピーカ方向(撤去)

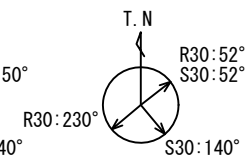


NO. 32 古城小学校

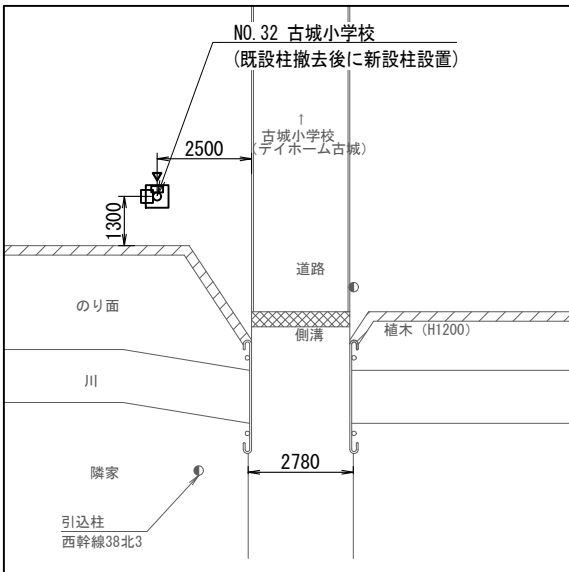

配置図 S=1/200

<注記>

- ・地区：合併前上越市
- ・所在：上越市港町2-16-1
- ・通信相手：長倉中継局
- ・12-09 柱建替(S-18XM) 標準設置図
- ・T08-07 柱建替(S-18B) 標準撤去図

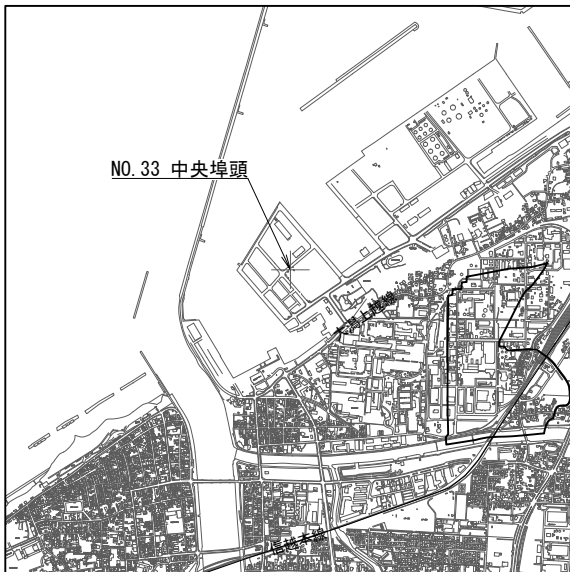


案内図 S=1/40000


空中線方向




スピーカ方向(新設)

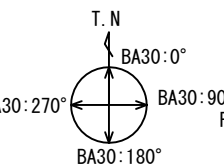

スピーカ方向(撤去)

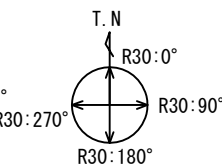

NO. 33 中央埠頭

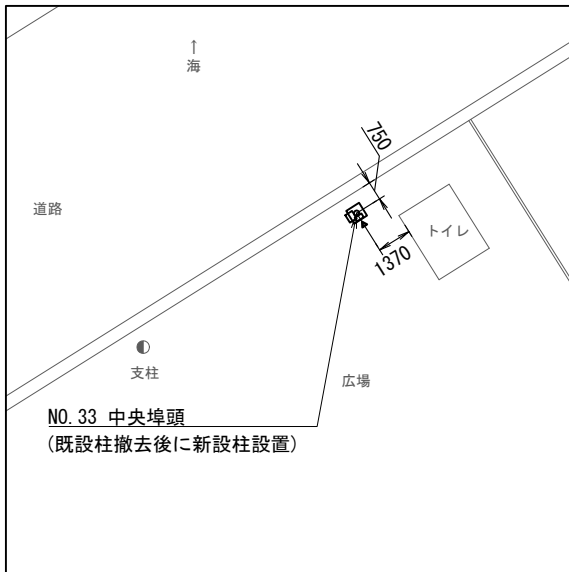

配置図 S=1/300

<注記>


- ・地区：合併前上越市
- ・所在：上越市大字直江津440-38
- ・通信相手：長倉中継局
- ・12-09 柱建替(S-18XM) 標準設置図
- ・T08-07 柱建替(S-18B) 標準撤去図

屋外拡声子局 自立局 案内図8 (NO. 30, NO. 31, NO. 32, NO. 33) S=図示

<特記事項>

- ・3EL (3素子八木型空中線)、5EL (5素子八木型空中線)
- ・R (レフレックス)、S (ストレート)、BA (防災用アレイ)、CA (中型アレイ)

工事名	上越市防災行政情報伝達システム整備・機能強化等工事		
設備名	デジタル防災行政無線システム(同報系)		
図面名	屋外拡声子局 自立局 案内図8 (NO. 30, NO. 31, NO. 32, NO. 33)		
作成年月	令和6年5月		
縮尺	A3 図示	図面番号	10-08
発注者名	上越市		

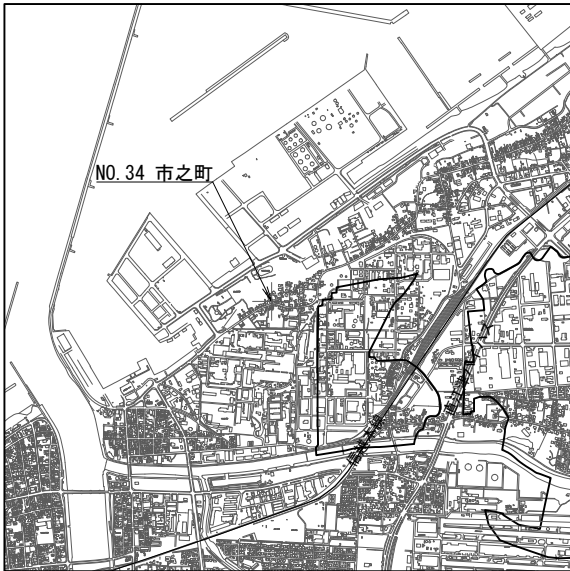


案内図 S=1/40000

空中線方向

スピーカ方向(新設)


スピーカ方向(撤去)

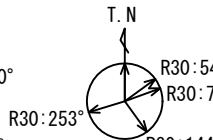


<注記>

- ・地区：合併前上越市
- ・所在：上越市大字高崎新田120
- ・通信相手：長倉中継局
- ・12-09 柱建替(S-18XM) 標準設置図
- ・T08-07 柱建替(S-18B) 標準撤去図

NO. 34 市之町

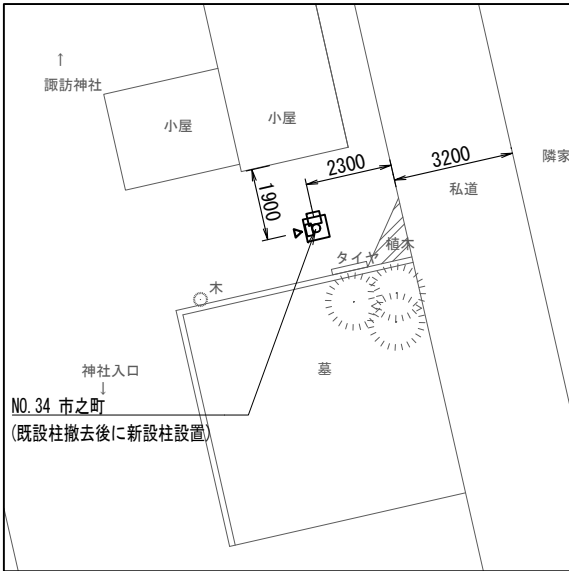

配置図 S=1/200


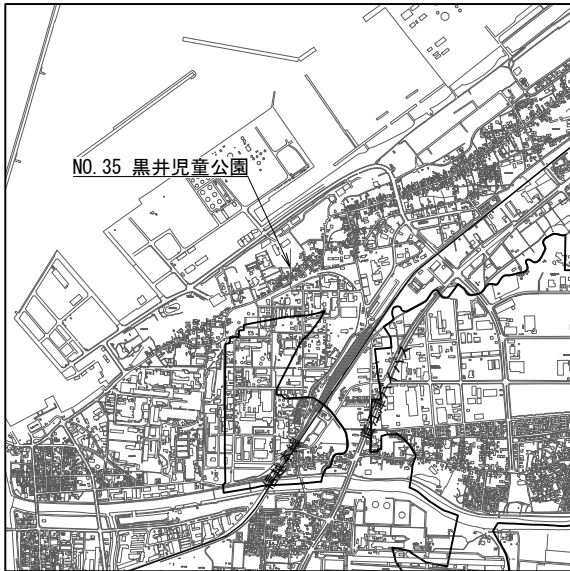


案内図 S=1/40000

空中線方向

スピーカ方向(新設)


スピーカ方向(撤去)

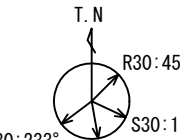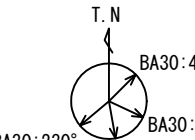


<注記>

- ・地区：合併前上越市
- ・所在：上越市大字黒井2547-1
- ・通信相手：長倉中継局
- ・12-09 柱建替(S-18XM) 標準設置図
- ・T08-07 柱建替(S-18B) 標準撤去図

NO. 35 黒井児童公園

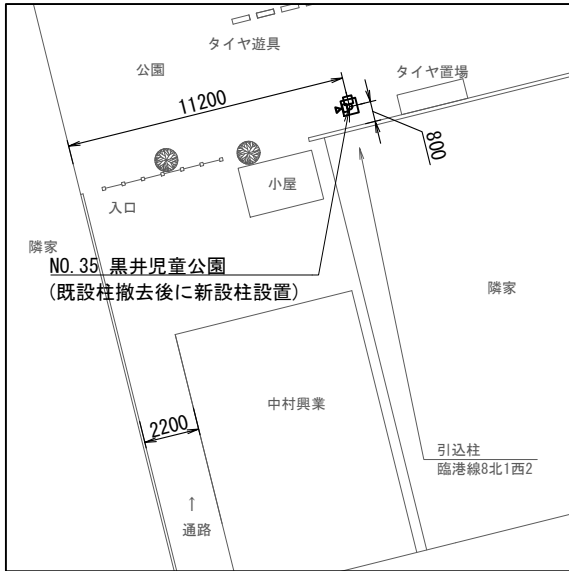

配置図 S=1/300


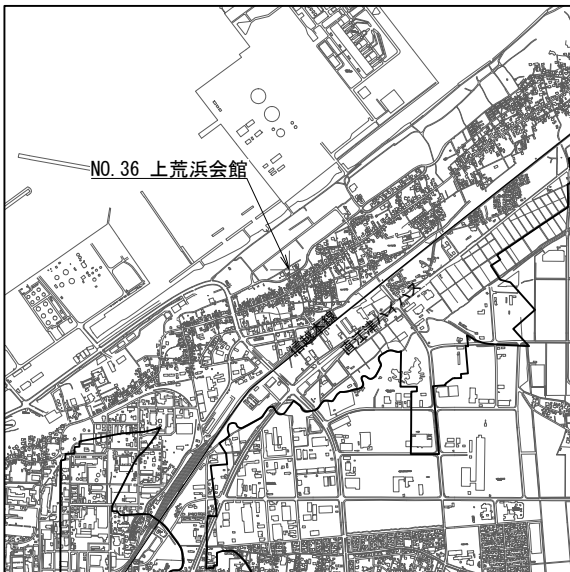


案内図 S=1/40000

空中線方向

スピーカ方向(新設)


スピーカ方向(撤去)

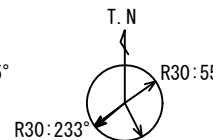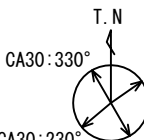

<注記>

- ・地区：合併前上越市
- ・所在：上越市大字上荒浜14-1
- ・通信相手：長倉中継局
- ・12-09 柱建替(S-18XM) 標準設置図
- ・T08-07 柱建替(S-18B) 標準撤去図

NO. 36 上荒浜会館

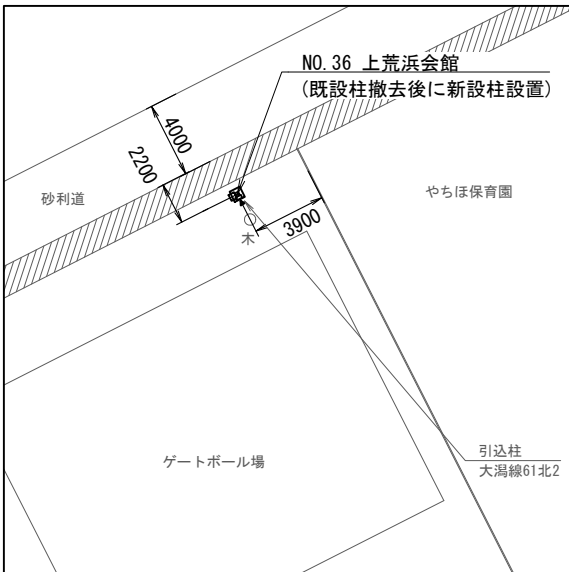

配置図 S=1/400





案内図 S=1/40000

空中線方向

スピーカ方向(新設)


スピーカ方向(撤去)

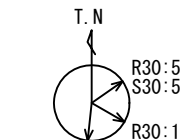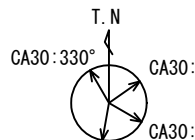

<注記>

- ・地区：合併前上越市
- ・所在：上越市大字下荒浜982-41
- ・通信相手：長倉中継局
- ・12-09 柱建替(S-18XM) 標準設置図
- ・T08-07 柱建替(S-18B) 標準撤去図

NO. 37 公民館八千浦分館

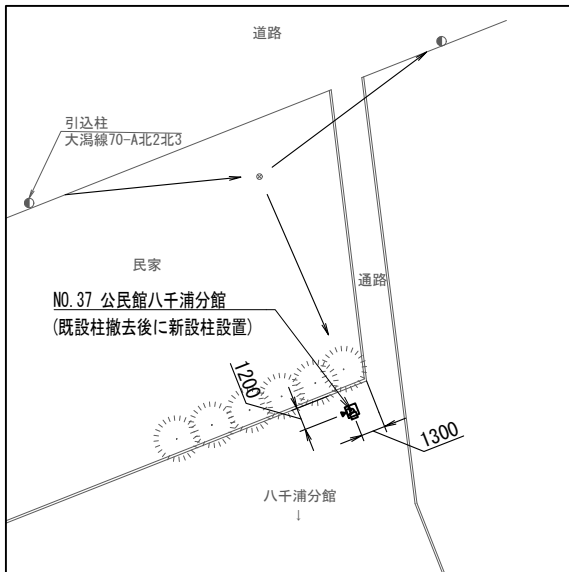

配置図 S=1/400

屋外拡声子局 自立局 案内図9 (NO. 34, NO. 35, NO. 36, NO. 37) S=図示

<特記事項>


- ・3EL (3素子八木型空中線)、5EL (5素子八木型空中線)
- ・R (レフレックス)、S (ストレート)、BA (防災用アレイ)、CA (中型アレイ)

工事名	上越市防災行政情報伝達システム整備・機能強化等工事		
設備名	デジタル防災行政無線システム(同報系)		
図面名	屋外拡声子局 自立局 案内図9 (NO. 34, NO. 35, NO. 36, NO. 37)		
作成年月	令和6年5月		
縮尺	A3 図示	図面番号	10-09
発注者名	上越市		




案内図 S=1/40000


空中線方向

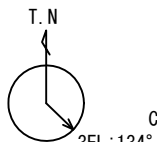

スピーカ方向(新設)

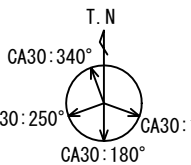


スピーカ方向(撤去)

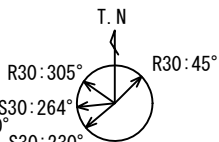


<注記>

- ・地区：合併前上越市
- ・所在：上越市夷浜232-4
- ・通信相手：長倉中継局
- ・12-03 柱再利用(L-560B) 標準設置図
- ・T08-02 柱再利用(L-560B) 標準撤去図

NO. 38 夷浜会館

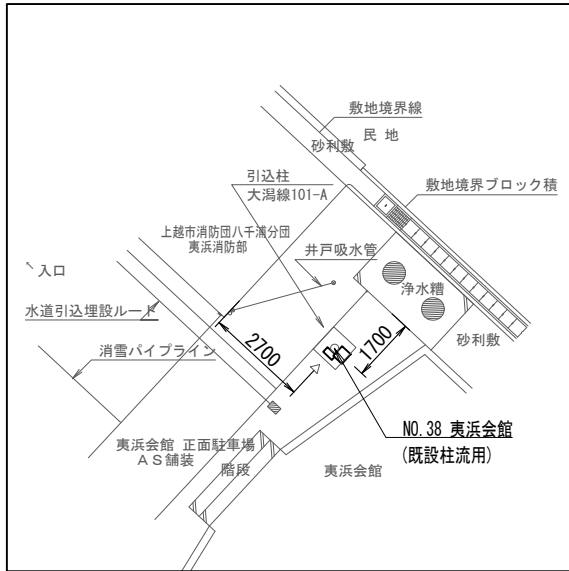


配置図 S=1/200

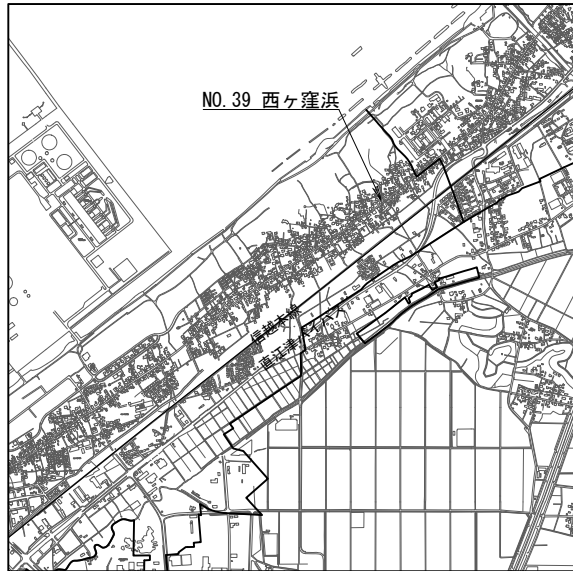


案内図 S=1/40000


空中線方向

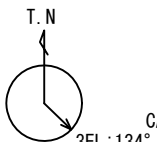

スピーカ方向(新設)

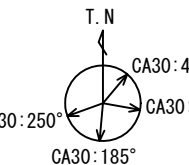


スピーカ方向(撤去)

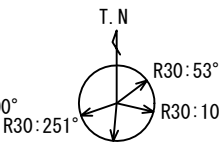


<注記>

- ・地区：合併前上越市
- ・所在：上越市西ヶ窪浜118-1
- ・通信相手：長倉中継局
- ・12-03 柱再利用(L-560B) 標準設置図
- ・T08-02 柱再利用(L-560B) 標準撤去図

NO. 39 西ヶ窪浜

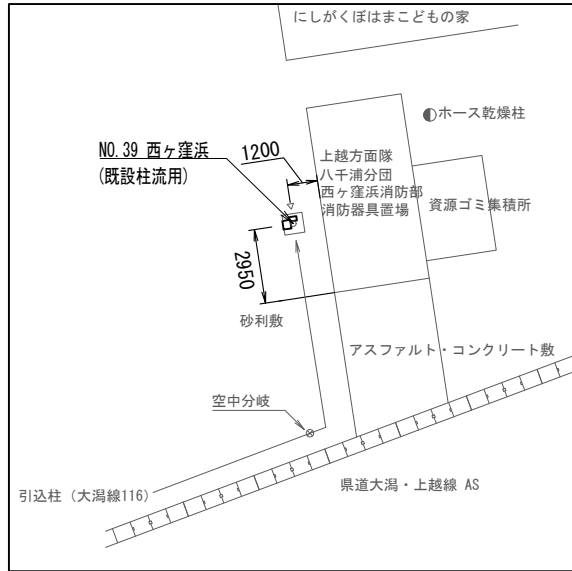


配置図 S=1/300


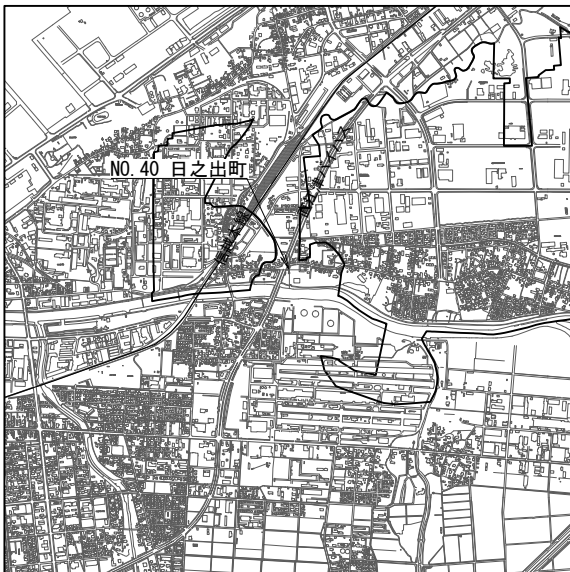


案内図 S=1/40000

空中線方向

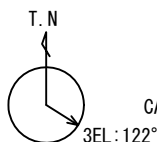


スピーカ方向(新設・撤去スピーカ方向(新設・撤去))

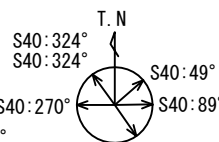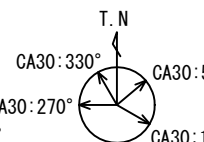


<注記>

- ・地区：合併前上越市
- ・所在：上越市大字黒井27-7
- ・通信相手：長倉中継局
- ・12-09 柱建替(S-18XM) 標準撤去図
- ・T08-10 柱建替(S-18B) 拡声増幅装置有 標準撤去図

NO. 40 日之出町

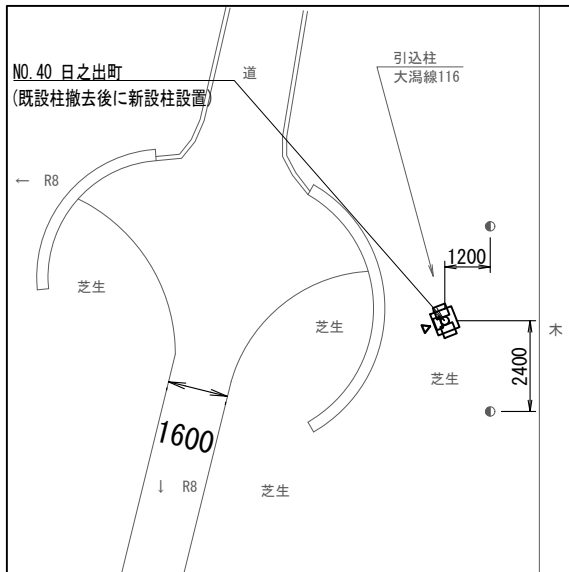


配置図 S=1/200

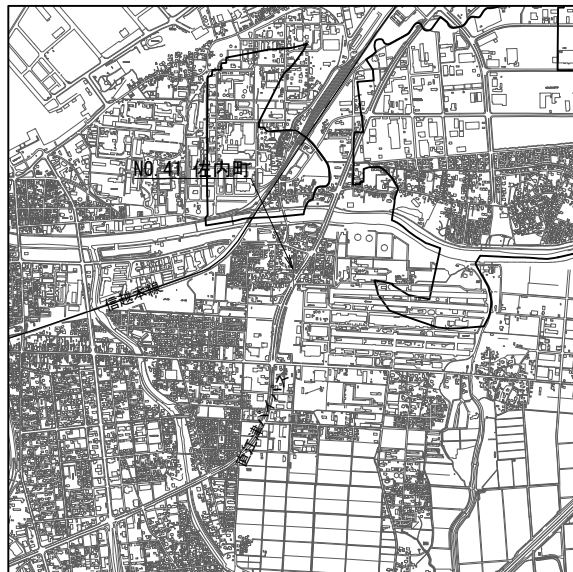


案内図 S=1/40000


空中線方向

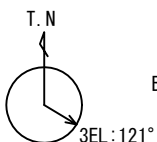

スピーカ方向(新設)

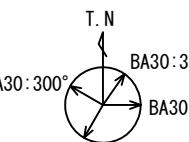


スピーカ方向(撤去)

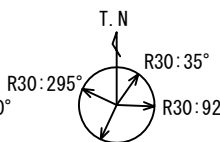

<注記>

- ・地区：合併前上越市
- ・所在：上越市佐内町3546
- ・通信相手：長倉中継局
- ・12-09 柱建替(S-18XM) 標準撤去図
- ・T08-07 柱建替(S-18B) 標準撤去図

NO. 41 佐内町

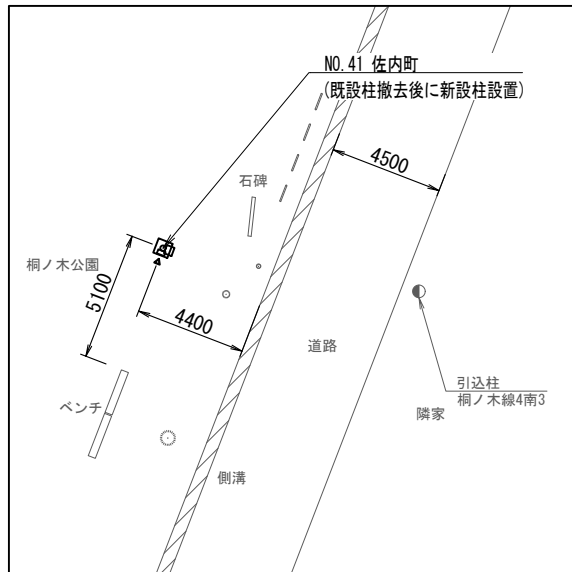


配置図 S=1/300

屋外拡声子局 自立局 案内図10 (NO. 38, NO. 39, NO. 40, NO. 41) S=図示

<特記事項>


- ・3EL (3素子八木型空中線)、5EL (5素子八木型空中線)
- ・R (レフレックス)、S (ストレート)、BA (防災用アレイ)、CA (中型アレイ)

工事名	上越市防災行政情報伝達システム整備・機能強化等工事		
設備名	デジタル防災行政無線システム(同報系)		
図面名	屋外拡声子局 自立局 案内図10 (NO. 38, NO. 39, NO. 40, NO. 41)		
作成年月	令和6年5月		
縮尺	A3 図示	図面番号	10-10
発注者名	上越市		


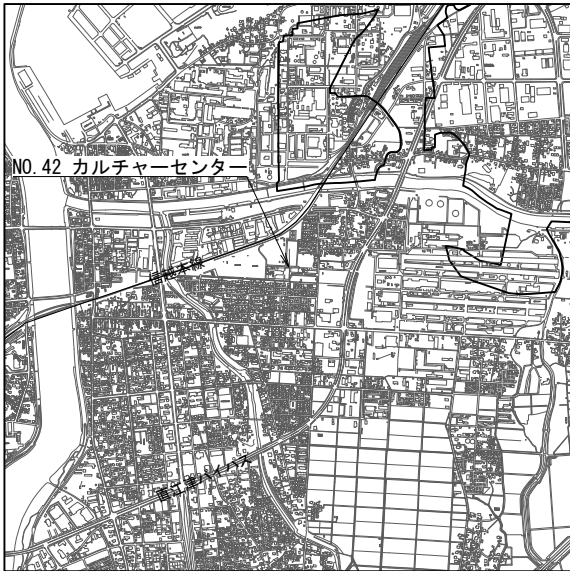


案内図 S=1/40000

空中線方向

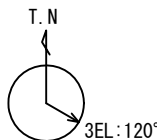


スピーカ方向(新設・撤去スピーカ方向(新設・撤去))

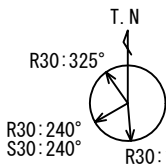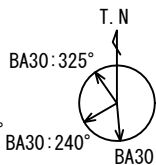


<注記>

- ・地区：合併前上越市
- ・所在：上越市春日新田2-97-1
- ・通信相手：長倉中継局
- ・12-09 柱建替(S-18XM) 標準設置図
- ・T08-07 柱建替(S-18B) 標準撤去図

NO. 42 カルチャーセンター

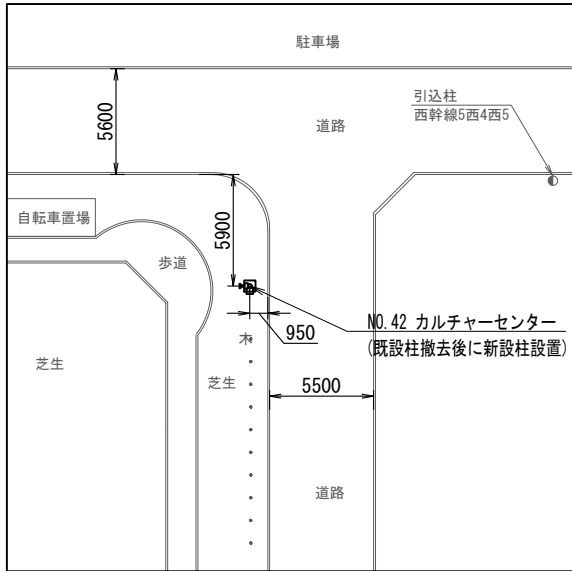


配置図 S=1/400

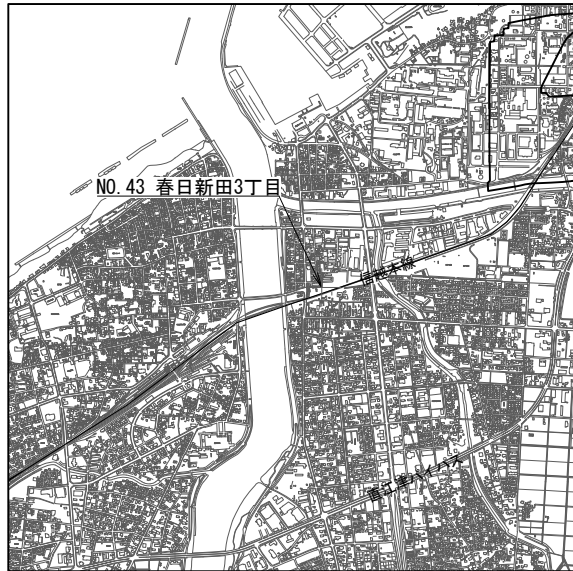


案内図 S=1/40000


空中線方向

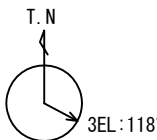

スピーカ方向(新設)

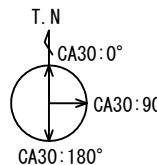


スピーカ方向(撤去)

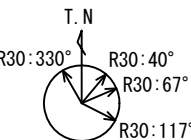


<注記>

- ・地区：合併前上越市
- ・所在：上越市春日新田3-804-12
- ・通信相手：長倉中継局
- ・宮ノ前公園へ移設
- ・T08-07 柱建替(S-18B) 標準撤去図

NO. 43 春日新田3丁目

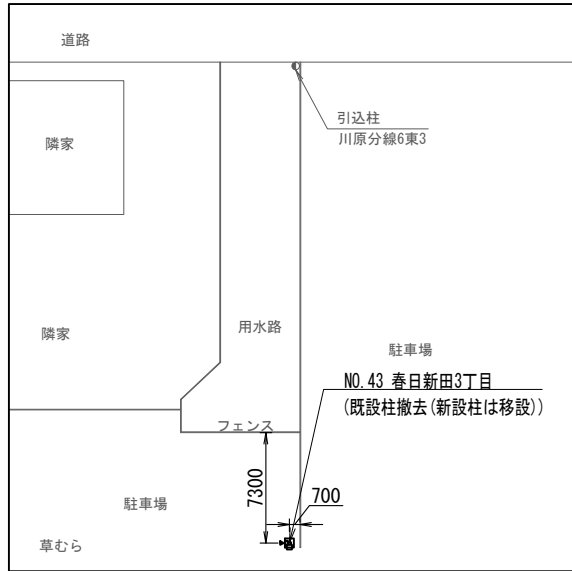


配置図 S=1/500

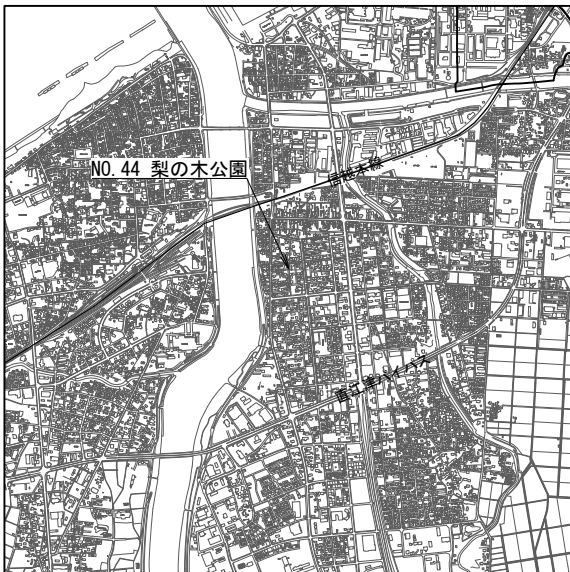


案内図 S=1/40000


空中線方向

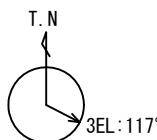

スピーカ方向(新設)

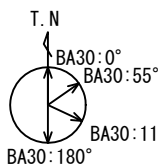


スピーカ方向(撤去)

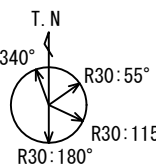


<注記>

- ・地区：合併前上越市
- ・所在：上越市春日新田1-1769
- ・通信相手：長倉中継局
- ・12-09 柱建替(S-18XM) 標準設置図
- ・T08-07 柱建替(S-18B) 標準撤去図

NO. 44 梨の木公園

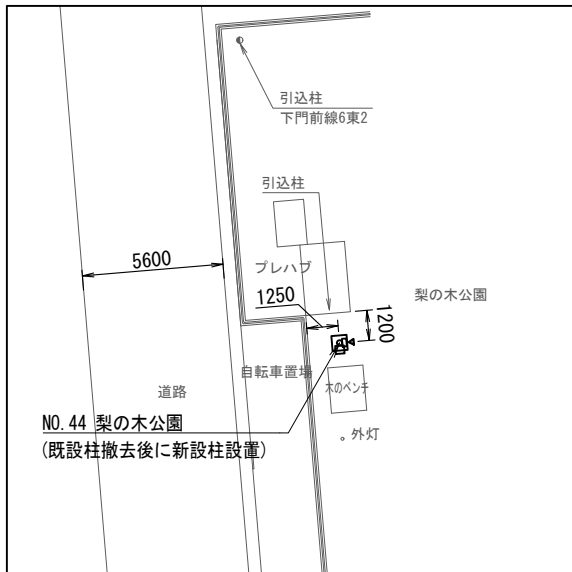


配置図 S=1/300

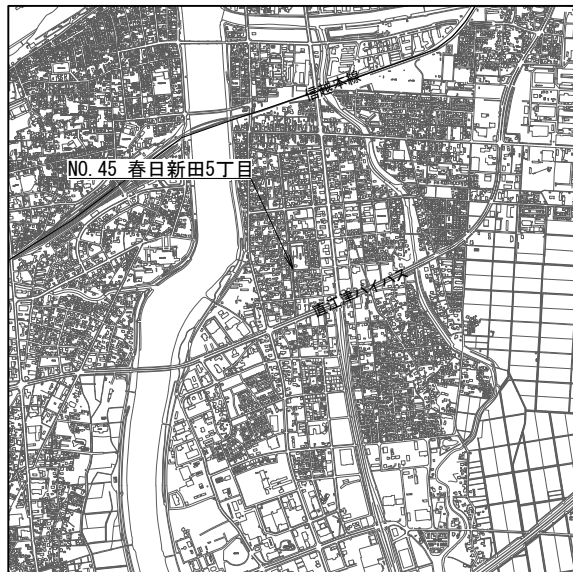


案内図 S=1/40000


空中線方向

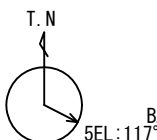

スピーカ方向(新設)

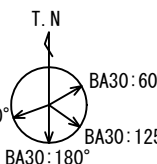


スピーカ方向(撤去)

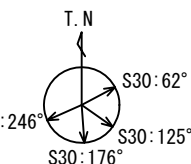

<注記>

- ・地区：合併前上越市
- ・所在：上越市春日新田5-122
- ・通信相手：長倉中継局
- ・12-03 柱再利用(L-560B) 標準設置図
- ・T08-02 柱再利用(L-560B) 標準撤去図

NO. 45 春日新田5丁目

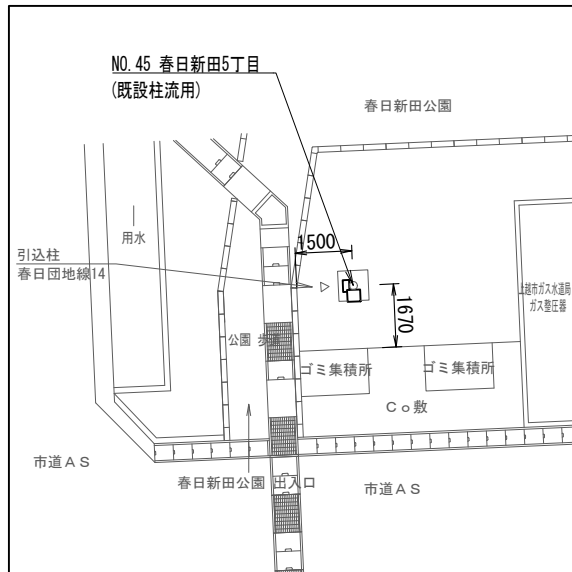


配置図 S=1/200

屋外拡声子局 自立局 案内図11 (NO. 42, NO. 43, NO. 44, NO. 45) S=図示

<特記事項>


- ・3EL (3素子八木型空中線)、5EL (5素子八木型空中線)
- ・R (レフレックス)、S (ストレート)、BA (防災用アレイ)、CA (中型アレイ)

工事名	上越市防災行政情報伝達システム整備・機能強化等工事		
設備名	デジタル防災行政無線システム(同報系)		
図面名	屋外拡声子局 自立局 案内図11 (NO. 42, NO. 43, NO. 44, NO. 45)		
作成年月	令和6年5月		
縮尺	A3 図示	図面番号	10-11
発注者名	上越市		

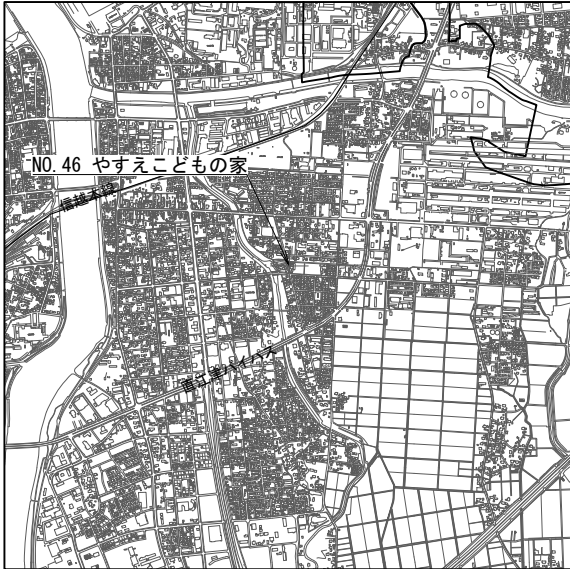


案内図 S=1/40000

 
空中線方向



スピーカ方向(新設)

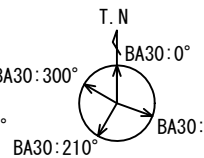


スピーカ方向(撤去)

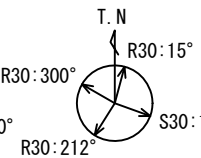


<注記>

- ・地区：合併前上越市
- ・所在：上越市安江2-2-18
- ・通信相手：長倉中継局
- ・12-09 柱建替(S-18XM) 標準設置図
- ・T08-07 柱建替(S-18B) 標準撤去図

NO. 46 やすえこどもの家

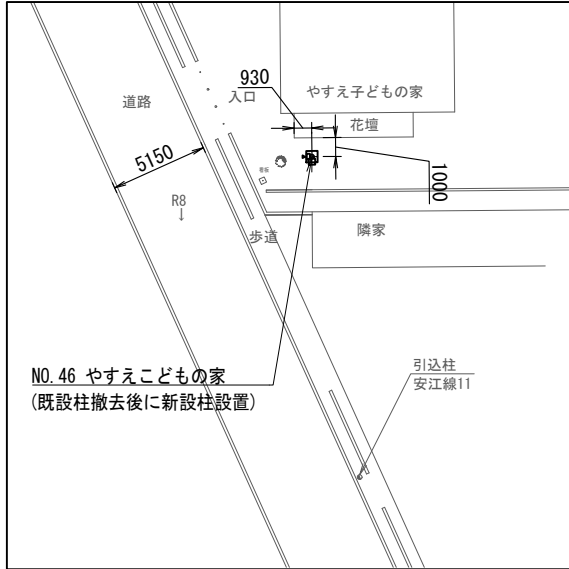

配置図 S=1/400

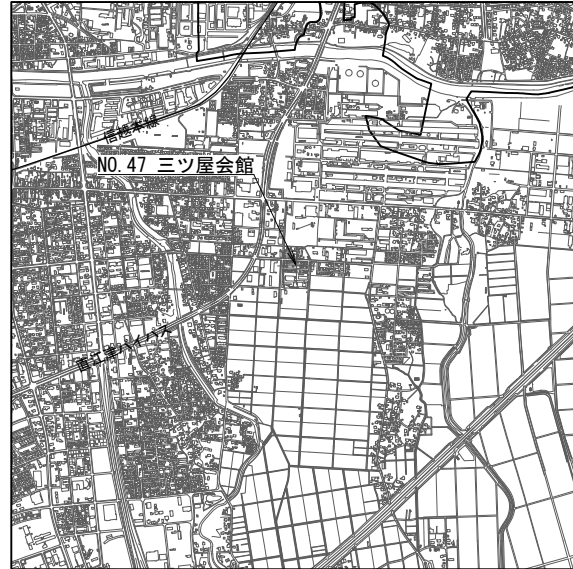


案内図 S=1/40000


空中線方向



スピーカ方向(新設)

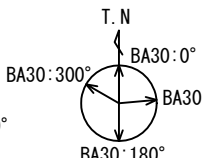


スピーカ方向(撤去)

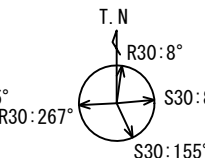

<注記>

- ・地区：合併前上越市
- ・所在：上越市ミツ屋町5-7
- ・通信相手：長倉中継局
- ・12-09 柱建替(S-18XM) 標準設置図
- ・T08-07 柱建替(S-18B) 標準撤去図

NO. 47 ミツ屋会館

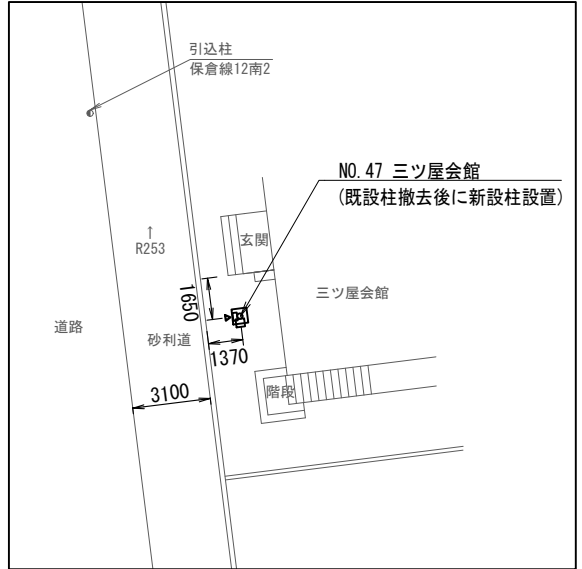


配置図 S=1/300




案内図 S=1/40000

 
空中線方向



スピーカ方向(新設)

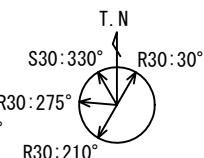


スピーカ方向(撤去)

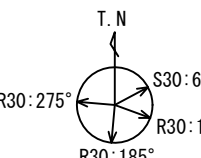

<注記>

- ・地区：合併前上越市
- ・所在：上越市大字福田306-1
- ・通信相手：長倉中継局
- ・12-09 柱建替(S-18XM) 標準設置図
- ・T08-07 柱建替(S-18B) 標準撤去図

NO. 48 福田

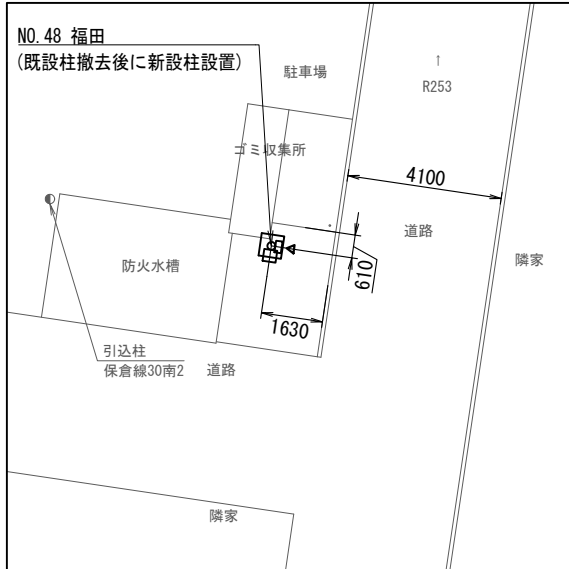


配置図 S=1/200




案内図 S=1/40000

 空中線方向




スピーカ方向(新設・撤去)

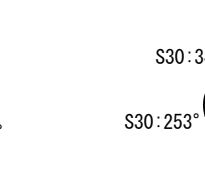

<注記>

- ・地区：合併前上越市
- ・所在：上越市ミツ橋新田111
- ・通信相手：長倉中継局
- ・12-03 柱再利用(L-560B) 標準撤去図
- ・T08-02 柱再利用(L-560B) 標準撤去図

NO. 49 ミツ橋新田集落開発センター

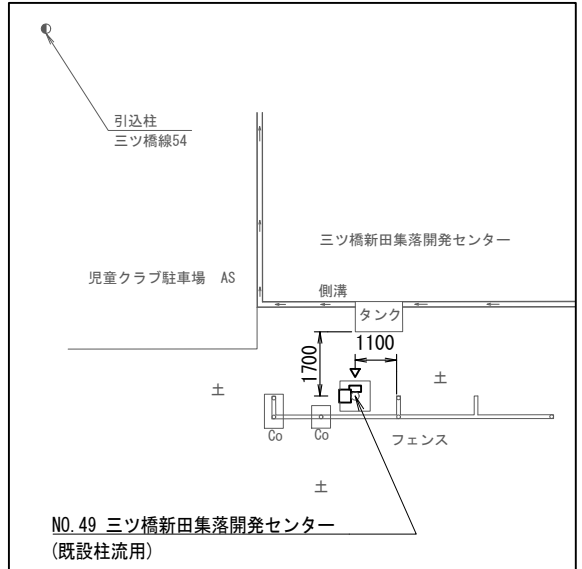


配置図 S=1/400

屋外拡声子局 自立局 案内図12 (NO. 46, NO. 47, NO. 48, NO. 49) S=図示

<特記事項>


- ・3EL (3素子八木型空中線)、5EL (5素子八木型空中線)
- ・R (レフレックス)、S (ストレート)、BA (防災用アレイ)、CA (中型アレイ)

工事名	上越市防災行政情報伝達システム整備・機能強化等工事		
設備名	デジタル防災行政無線システム(同報系)		
図面名	屋外拡声子局 自立局 案内図12 (NO. 46, NO. 47, NO. 48, NO. 49)		
作成年月	令和6年5月		
縮尺	A3 図示	図面番号	10-12
発注者名	上越市		

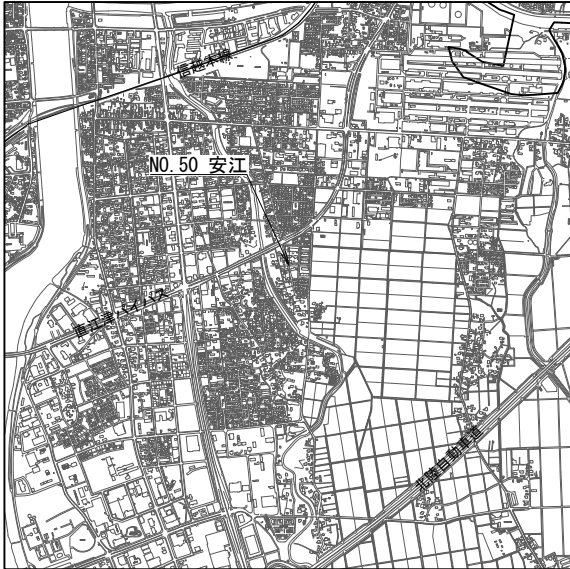


案内図 S=1/40000


空中線方向

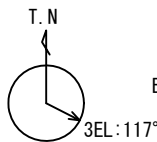

スピーカ方向(新設)

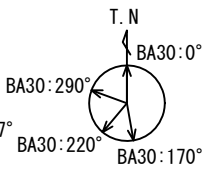

スピーカ方向(撤去)

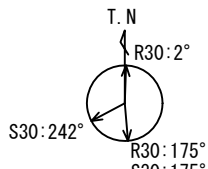


NO. 50 安江



配置図 S=1/300


<注記>

- ・地区：合併前上越市
- ・所在：上越市大字安江59-2
- ・通信相手：長倉中継局
- ・安江3市営住宅へ移設
- ・T08-07 柱建替(S-18B) 標準撤去図

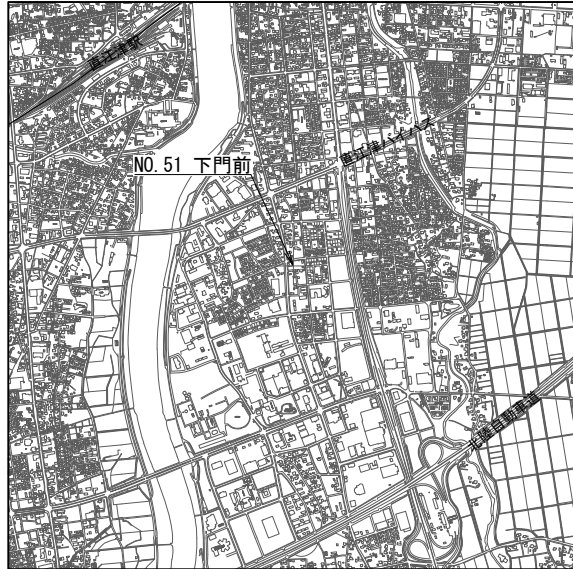


案内図 S=1/40000


空中線方向

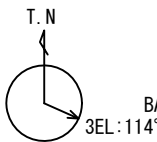


スピーカ方向(新設)

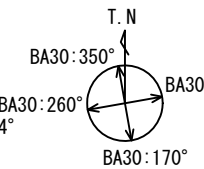

スピーカ方向(撤去)

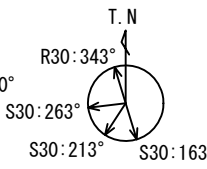

NO. 51 下門前

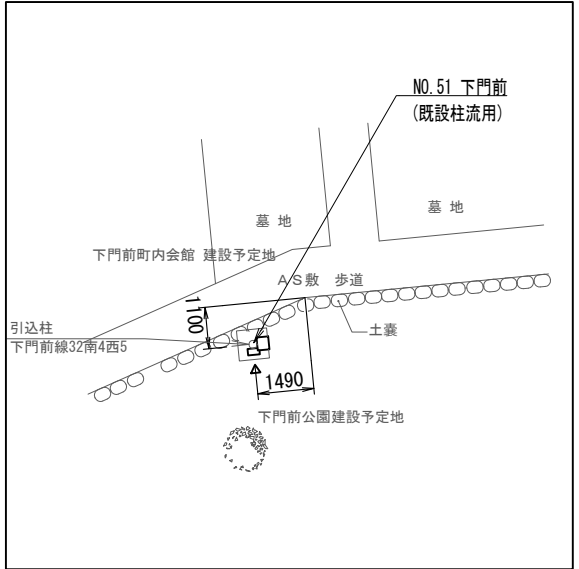

配置図 S=1/200


<注記>

- ・地区：合併前上越市
- ・所在：上越市下門前119
- ・通信相手：長倉中継局
- ・12-03 柱再利用(L-560B) 標準設置図
- ・T08-02 柱再利用(L-560B) 標準撤去図




案内図 S=1/40000


空中線方向

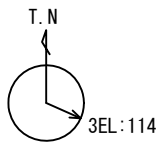

スピーカ方向(新設・撤去)

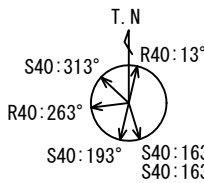

NO. 52 上源入

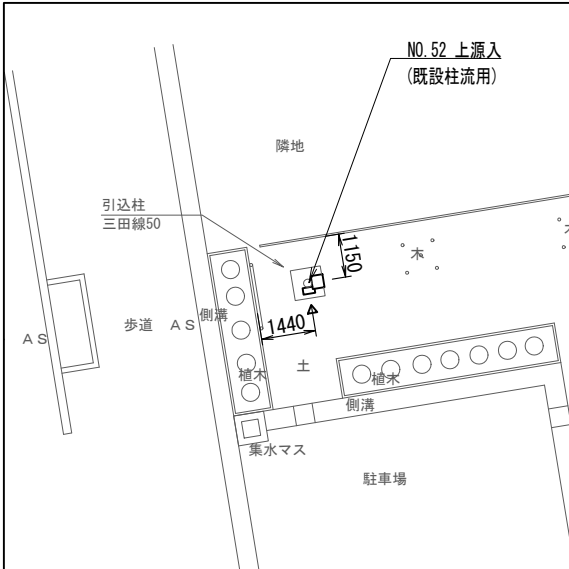

配置図 S=1/200


<注記>

- ・地区：合併前上越市
- ・所在：上越市大字上源入254-15
- ・通信相手：長倉中継局
- ・12-07 柱再利用(19-17. 4-510) 拡声増幅装置有 標準設置図
- ・T08-06 柱再利用(19-17. 4-510) 拡声増幅装置有 標準撤去図




案内図 S=1/40000


空中線方向

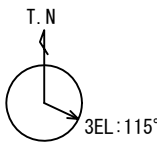

スピーカ方向(新設・撤去)

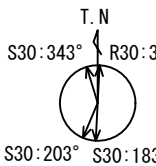

NO. 53 三ツ橋

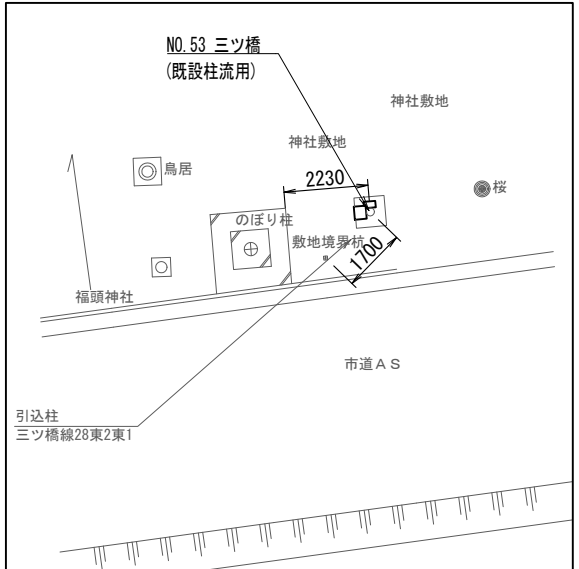

配置図 S=1/200

<注記>


- ・地区：合併前上越市
- ・所在：上越市大字三ツ橋316-1
- ・通信相手：長倉中継局
- ・12-03 柱再利用(L-560B) 標準設置図
- ・T08-02 柱再利用(L-560B) 標準撤去図

屋外拡声子局 自立局 案内図13 (NO. 50, NO. 51, NO. 52, NO. 53) S=図示

<特記事項>


- ・3EL (3素子八木型空中線)、5EL (5素子八木型空中線)
- ・R (レフレックス)、S (ストレート)、BA (防災用アレイ)、CA (中型アレイ)

工事名	上越市防災行政情報伝達システム整備・機能強化等工事		
設備名	デジタル防災行政無線システム(同報系)		
図面名	屋外拡声子局 自立局 案内図13 (NO. 50, NO. 51, NO. 52, NO. 53)		
作成年月	令和6年5月		
縮尺	A3 図示	図面番号	10-13
発注者名	上越市		

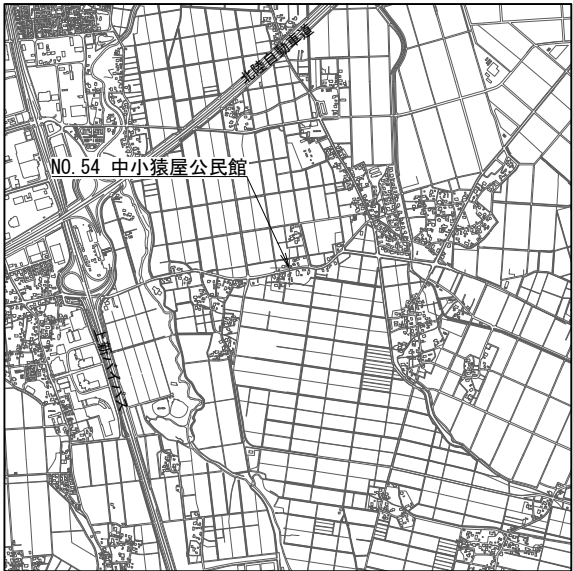


案内図 S=1/40000


空中線方向

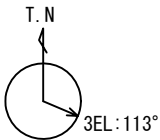

スピーカ方向(新設・撤去)

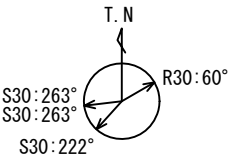


NO. 54 中小猿屋公民館

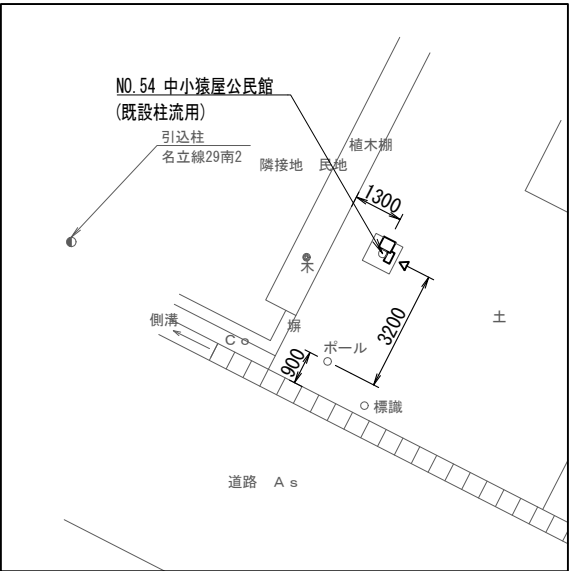


配置図 S=1/200

- <注記>
- ・地区：合併前上越市
 - ・所在：上越市大字中小猿屋754
 - ・通信相手：長倉中継局
 - ・12-03 柱再利用(L-560B) 標準設置図
 - ・T08-02 柱再利用(L-560B) 標準撤去図

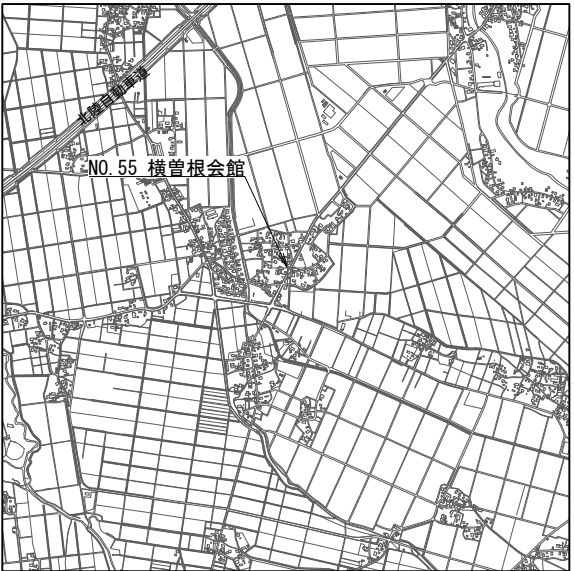


案内図 S=1/40000

空中線方向

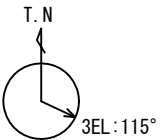

スピーカ方向(新設・撤去)

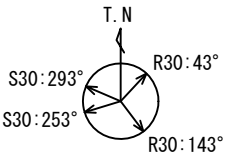

NO. 55 横曽根会館




配置図 S=1/300

- <注記>
- ・地区：合併前上越市
 - ・所在：上越市大字横曽根612
 - ・通信相手：長倉中継局
 - ・12-03 柱再利用(L-560B) 標準設置図
 - ・T08-02 柱再利用(L-560B) 標準撤去図




案内図 S=1/40000


空中線方向

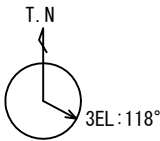

スピーカ方向(新設・撤去)

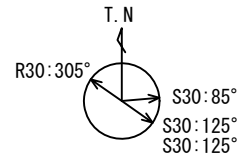

NO. 56 中真砂ふれあいセンター

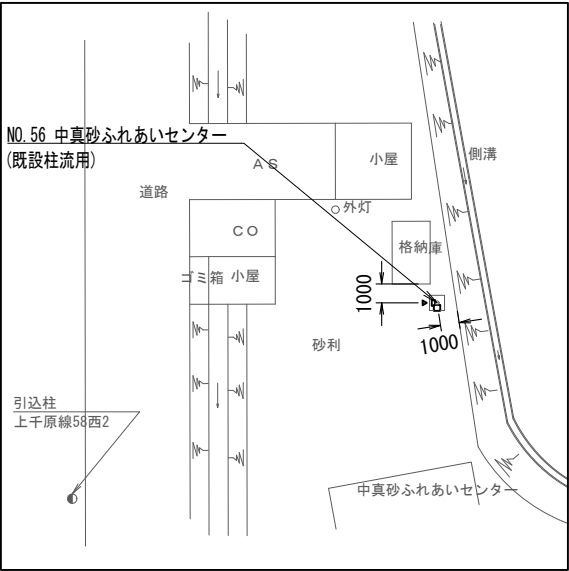


配置図 S=1/400

- <注記>
- ・地区：合併前上越市
 - ・所在：上越市中真砂938
 - ・通信相手：長倉中継局
 - ・12-03 柱再利用(L-560B) 標準設置図
 - ・T08-02 柱再利用(L-560B) 標準撤去図




案内図 S=1/40000


空中線方向

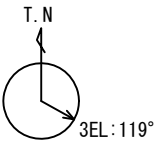

スピーカ方向(新設・撤去)

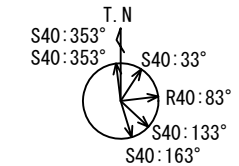

NO. 57 北諏訪分館

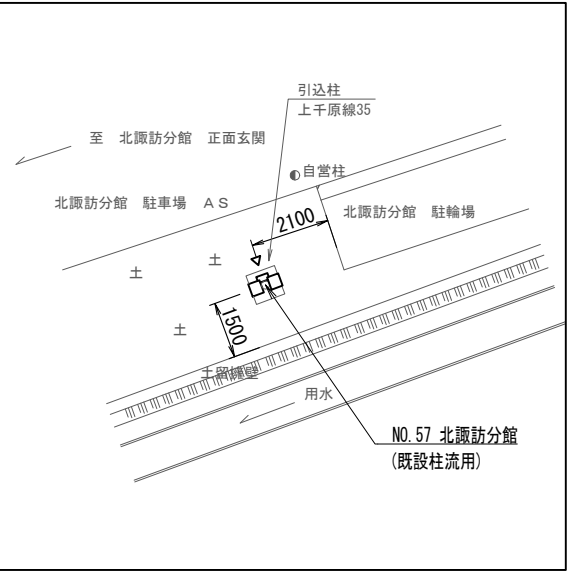


配置図 S=1/200

- <注記>
- ・地区：合併前上越市
 - ・所在：上越市上千原583
 - ・通信相手：長倉中継局
 - ・12-07 柱再利用(19-17. 4-510) 拡声増幅装置有 標準設置図
 - ・T08-06 柱再利用(19-17. 4-510) 拡声増幅装置有 標準撤去図

屋外拡声子局 自立局 案内図14 (NO. 54, NO. 55, NO. 56, NO. 57) S=図示


- <特記事項>
- ・3EL (3素子八木型空中線)、5EL (5素子八木型空中線)
 - ・R (レフレックス)、S (ストレート)、BA (防災用アレイ)、CA (中型アレイ)

工事名	上越市防災行政情報伝達システム整備・機能強化等工事		
設備名	デジタル防災行政無線システム(同報系)		
図面名	屋外拡声子局 自立局 案内図14 (NO. 54, NO. 55, NO. 56, NO. 57)		
作成年月	令和6年5月		
縮尺	A3 図示	図面番号	10-14
発注者名	上越市		


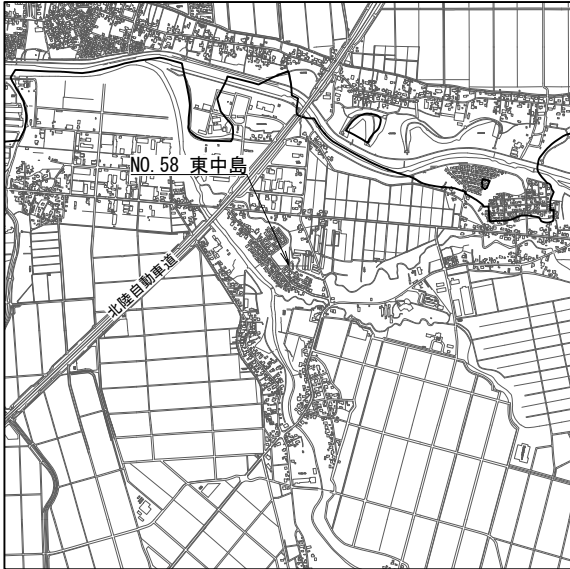


案内図 S=1/40000

空中線方向

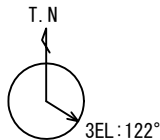

スピーカ方向(新設・撤去)

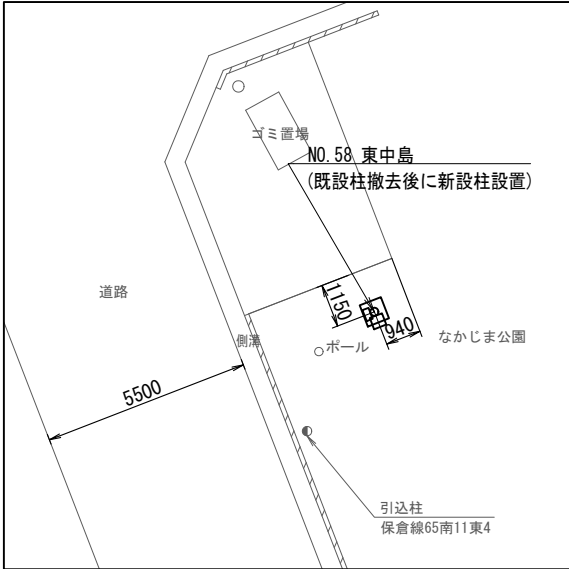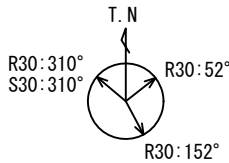


配置図 S=1/200

<注記>


- ・地区：合併前上越市
- ・所在：上越市大字東中島1943-133
- ・通信相手：長倉中継局
- ・12-09 柱建替(S-18XM) 標準設置図
- ・T08-07 柱建替(S-18B) 標準撤去図

NO. 58 東中島

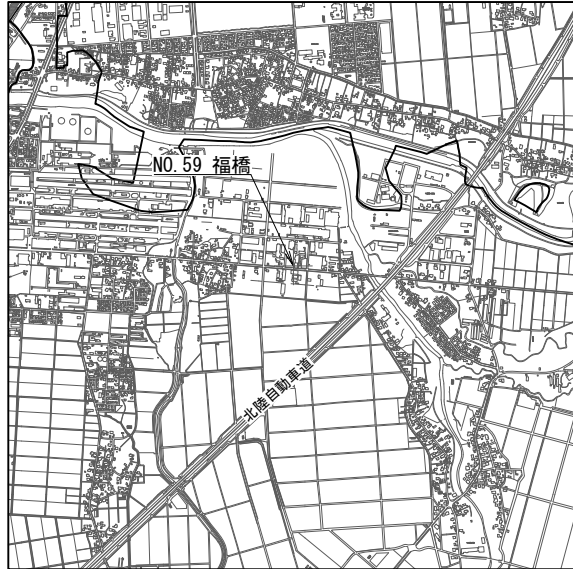


案内図 S=1/40000


空中線方向

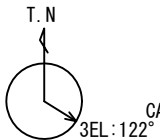

スピーカ方向(新設)

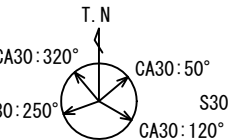


スピーカ方向(撤去)

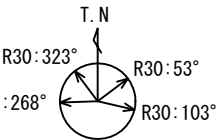


<注記>

- ・地区：合併前上越市
- ・所在：上越市大字福橋684-3
- ・通信相手：長倉中継局
- ・JAえちごへ移設
- ・T08-07 柱建替(S-18B) 標準撤去図

NO. 59 福橋

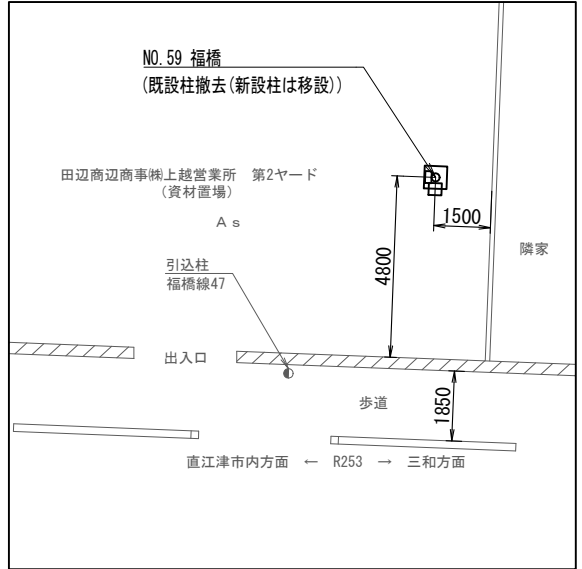


配置図 S=1/200

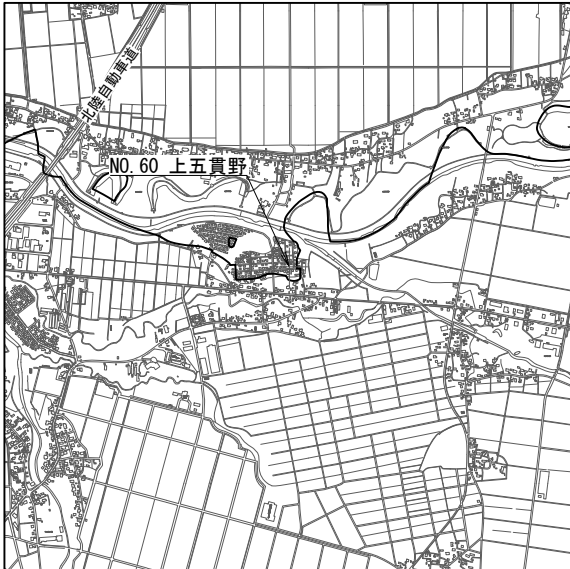


案内図 S=1/40000


空中線方向

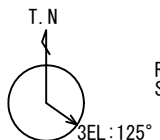

スピーカ方向(新設)

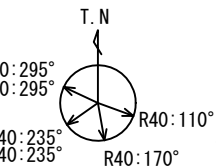


スピーカ方向(撤去)

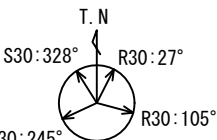


<注記>

- ・地区：合併前上越市
- ・所在：上越市大字上五貫野290-1
- ・通信相手：長倉中継局
- ・望ヶ丘コミュニティプラザへ移設
- ・T08-07 柱建替(S-18B) 標準撤去図

NO. 60 上五貫野

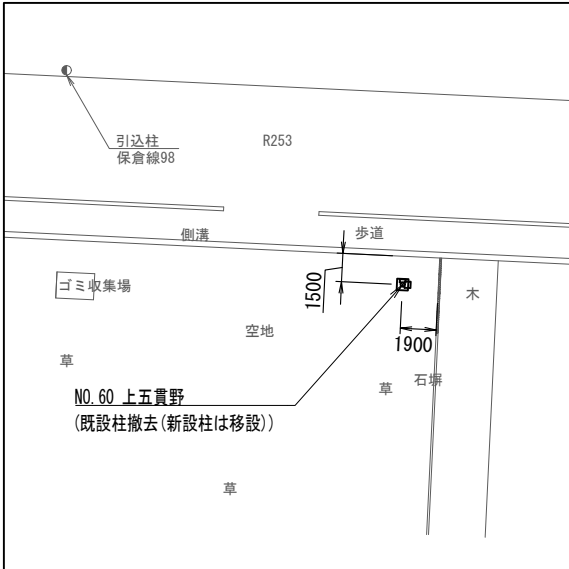


配置図 S=1/400

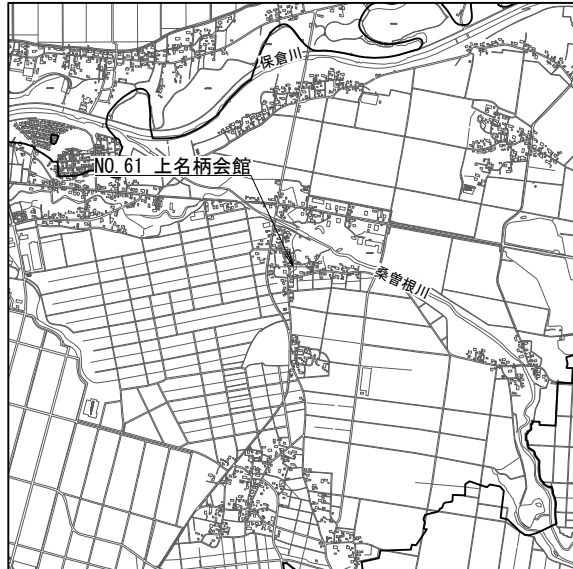


案内図 S=1/40000

空中線方向

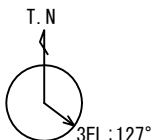

スピーカ方向(新設・撤去)

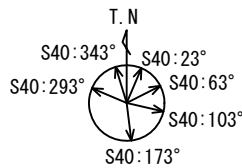

<注記>

- ・地区：合併前上越市
- ・所在：上越市名柄672-24
- ・通信相手：長倉中継局
- ・12-07 柱再利用(19-17. 4-510) 拡声増幅装置有 標準設置図
- ・T08-06 柱再利用(19-17. 4-510) 拡声増幅装置有 標準撤去図

NO. 61 上名柄会館




配置図 S=1/300

屋外拡声子局 自立局 案内図15 (NO. 58, NO. 59, NO. 60, NO. 61) S=図示

<特記事項>


- ・3EL (3素子八木型空中線)、5EL (5素子八木型空中線)
- ・R (レフレックス)、S (ストレート)、BA (防災用アレイ)、CA (中型アレイ)

工事名	上越市防災行政情報伝達システム整備・機能強化等工事		
設備名	デジタル防災行政無線システム(同報系)		
図面名	屋外拡声子局 自立局 案内図15 (NO. 58, NO. 59, NO. 60, NO. 61)		
作成年月	令和6年5月		
縮尺	A3 図示	図面番号	10-15
発注者名	上越市		

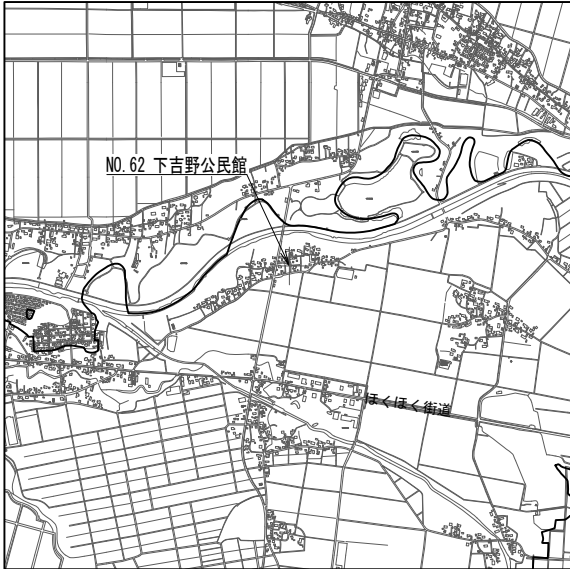


案内図 S=1/40000


空中線方向

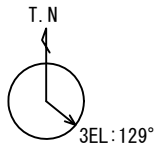

スピーカ方向(新設・撤去)

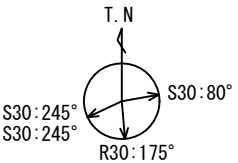


NO. 62 下吉野公民館

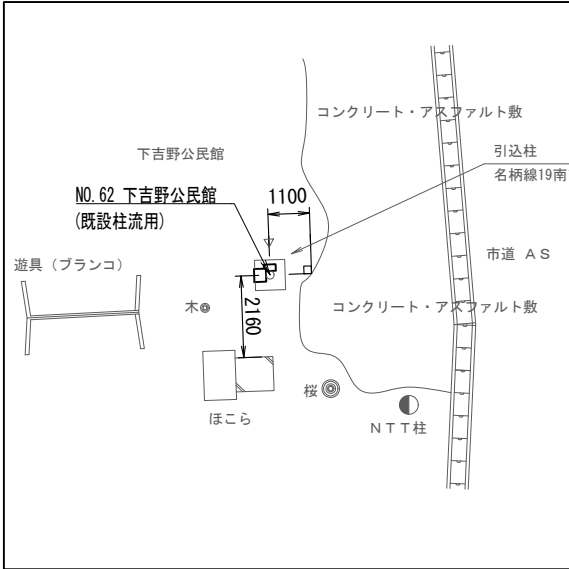

配置図 S=1/200


<注記>

- ・地区：合併前上越市
- ・所在：上越市下吉野570
- ・通信相手：長倉中継局
- ・12-03 柱再利用(L-560B) 標準設置図
- ・T08-02 柱再利用(L-560B) 標準撤去図

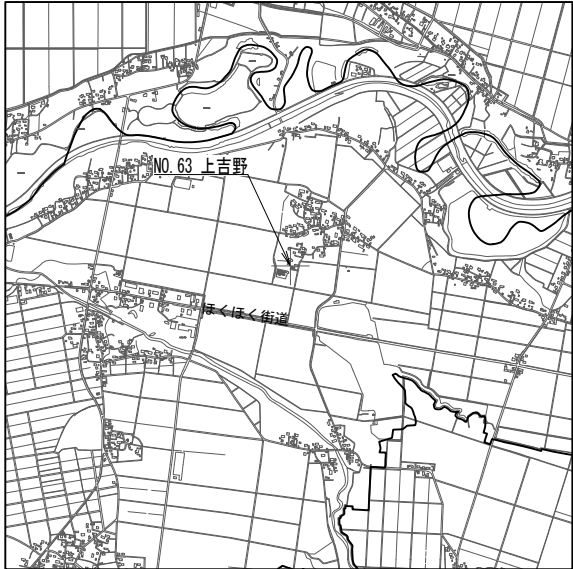


案内図 S=1/40000


空中線方向

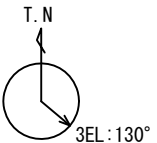

スピーカ方向(新設・撤去)

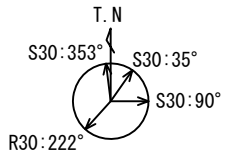

NO. 63 上吉野

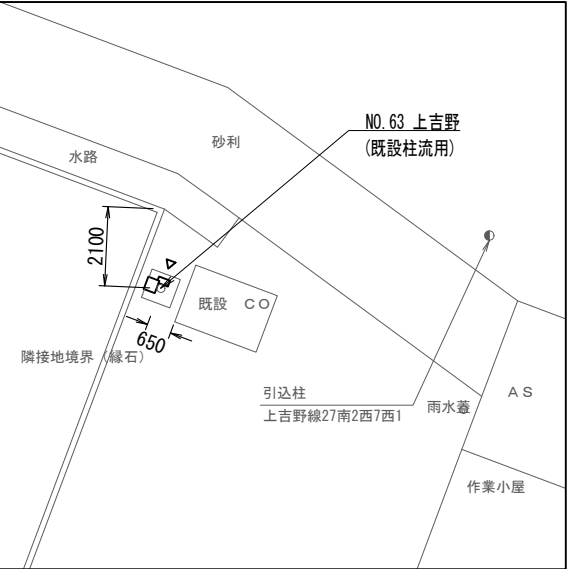

配置図 S=1/200


<注記>

- ・地区：合併前上越市
- ・所在：上越市上吉野1912-4
- ・通信相手：長倉中継局
- ・12-03 柱再利用(L-560B) 標準設置図
- ・T08-02 柱再利用(L-560B) 標準撤去図




案内図 S=1/40000


空中線方向

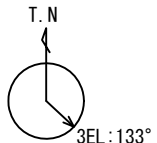

スピーカ方向(新設・撤去)

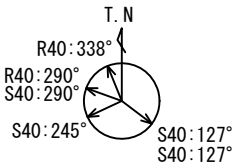


NO. 64 中青野集落開発センター

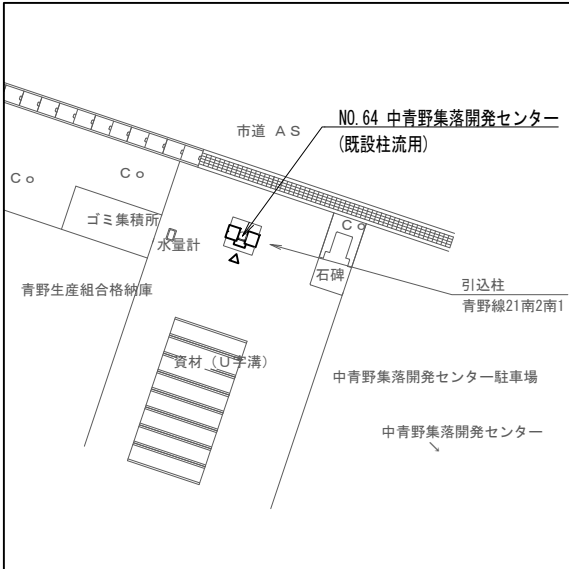

配置図 S=1/200


<注記>

- ・地区：合併前上越市
- ・所在：上越市青野1505-1
- ・通信相手：長倉中継局
- ・12-07 柱再利用(19-17. 4-510) 拡声増幅装置有 標準設置図
- ・T08-06 柱再利用(19-17. 4-510) 拡声増幅装置有 標準撤去図

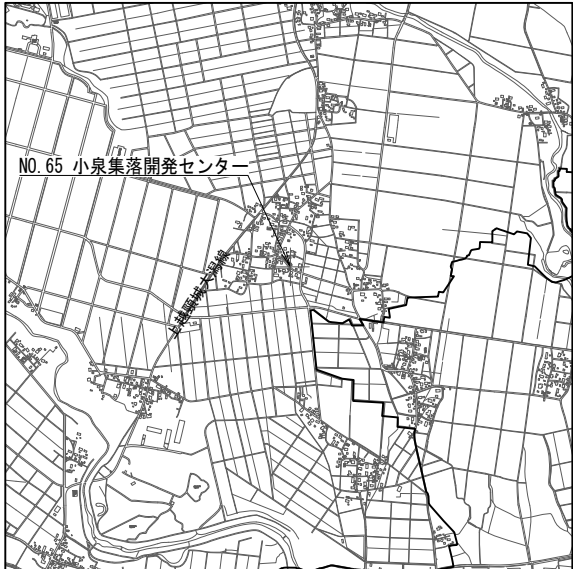


案内図 S=1/40000


空中線方向

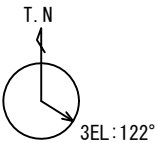

スピーカ方向(新設・撤去)

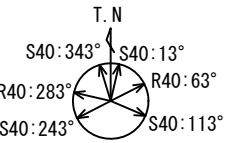

NO. 65 小泉集落開発センター

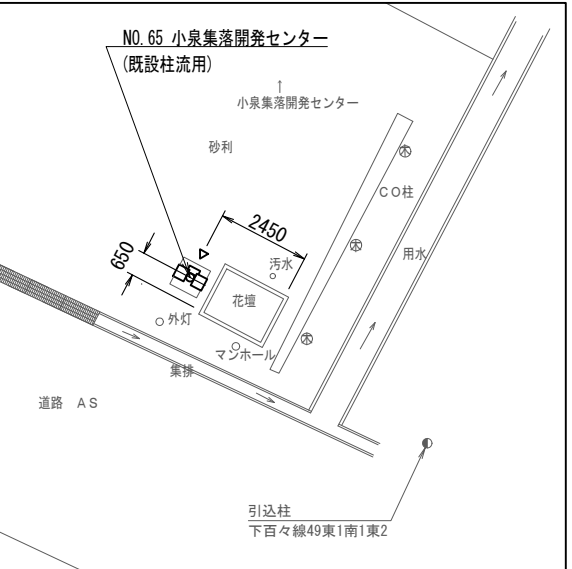

配置図 S=1/200

<注記>

- ・地区：合併前上越市
- ・所在：上越市大字小泉651
- ・通信相手：長倉中継局
- ・12-07 柱再利用(19-17. 4-510) 拡声増幅装置有 標準設置図
- ・T08-06 柱再利用(19-17. 4-510) 拡声増幅装置有 標準撤去図

屋外拡声子局 自立局 案内図16 (NO. 62, NO. 63, NO. 64, NO. 65) S=図示

<特記事項>


- ・3EL (3素子八木型空中線)、5EL (5素子八木型空中線)
- ・R (レフレックス)、S (ストレート)、BA (防災用アレイ)、CA (中型アレイ)

工事名	上越市防災行政情報伝達システム整備・機能強化等工事		
設備名	デジタル防災行政無線システム(同報系)		
図面名	屋外拡声子局 自立局 案内図16 (NO. 62, NO. 63, NO. 64, NO. 65)		
作成年月	令和6年5月		
縮尺	A3 図示	図面番号	10-16
発注者名	上越市		




案内図 S=1/40000


空中線方向

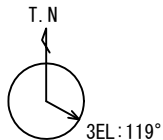

スピーカ方向(新設・撤去)

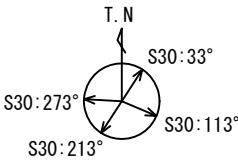

NO. 66 下百々集落開発センター

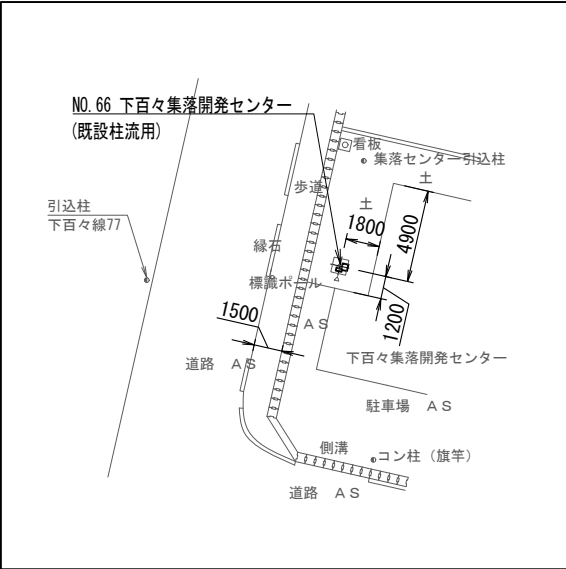


配置図 S=1/400

- <注記>
- ・地区：合併前上越市
 - ・所在：上越市下百々1563
 - ・通信相手：長倉中継局
 - ・12-03 柱再利用(L-560B) 標準設置図
 - ・T08-02 柱再利用(L-560B) 標準撤去図




案内図 S=1/40000


空中線方向

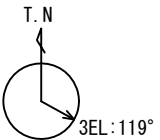

スピーカ方向(新設・撤去)

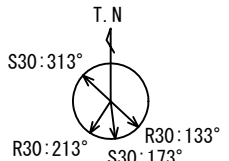

NO. 67 駒林消防小屋

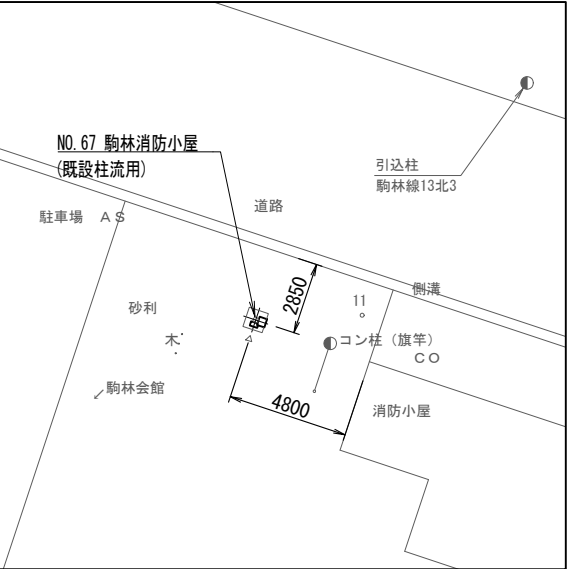


配置図 S=1/300

- <注記>
- ・地区：合併前上越市
 - ・所在：上越市大字駒林1460-4
 - ・通信相手：長倉中継局
 - ・12-03 柱再利用(L-560B) 標準設置図
 - ・T08-02 柱再利用(L-560B) 標準撤去図




案内図 S=1/40000


空中線方向

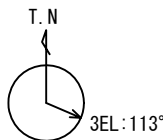

スピーカ方向(新設・撤去)

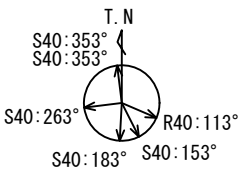

NO. 68 米岡

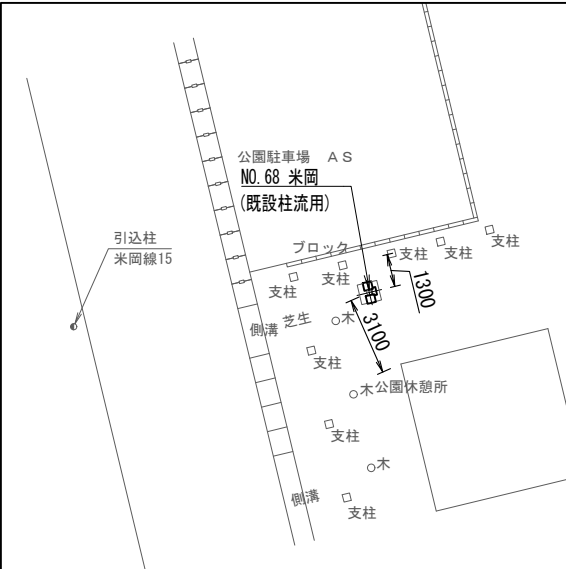


配置図 S=1/300

- <注記>
- ・地区：合併前上越市
 - ・所在：上越市大字米岡1157
 - ・通信相手：長倉中継局
 - ・12-07 柱再利用(19-17. 4-510) 拡声増幅装置有 標準設置図
 - ・T08-06 柱再利用(19-17. 4-510) 拡声増幅装置有 標準撤去図




案内図 S=1/40000


空中線方向

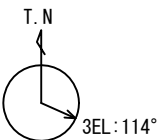

スピーカ方向(新設・撤去)

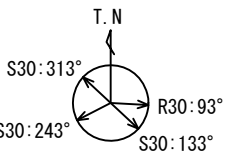

NO. 69 諏訪児童館

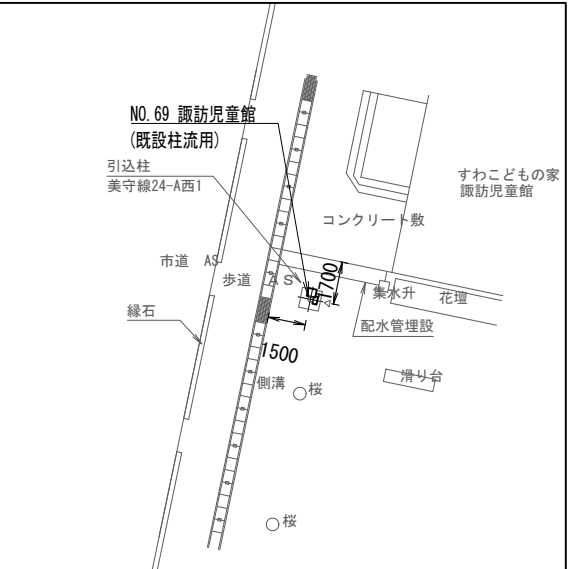


配置図 S=1/300

- <注記>
- ・地区：合併前上越市
 - ・所在：上越市大字北田中357
 - ・通信相手：長倉中継局
 - ・12-03 柱再利用(L-560B) 標準設置図
 - ・T08-02 柱再利用(L-560B) 標準撤去図

屋外拡声子局 自立局 案内図17 (NO. 66, NO. 67, NO. 68, NO. 69) S=図示


- <特記事項>
- ・3EL (3素子八木型空中線)、5EL (5素子八木型空中線)
 - ・R (レフレックス)、S (ストレート)、BA (防災用アレイ)、CA (中型アレイ)

工事名	上越市防災行政情報伝達システム整備・機能強化等工事		
設備名	デジタル防災行政無線システム(同報系)		
図面名	屋外拡声子局 自立局 案内図17 (NO. 66, NO. 67, NO. 68, NO. 69)		
作成年月	令和6年5月		
縮尺	A3 図示	図面番号	10-17
発注者名	上越市		

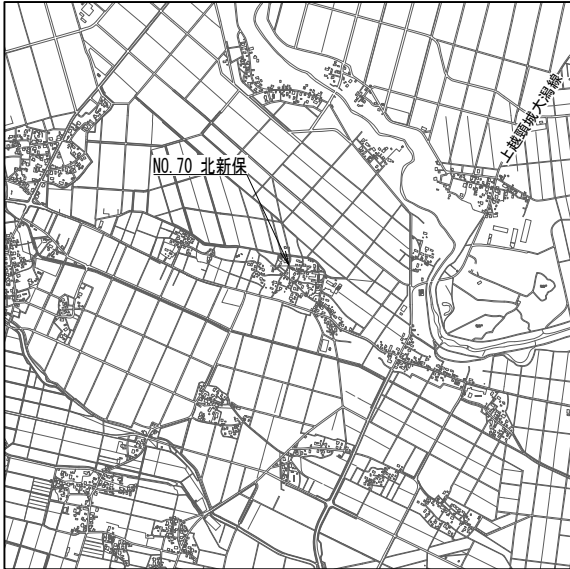


案内図 S=1/40000


空中線方向

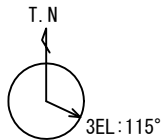

スピーカ方向(新設・撤去)

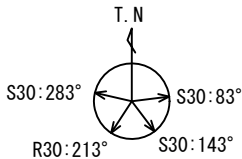


NO. 70 北新保

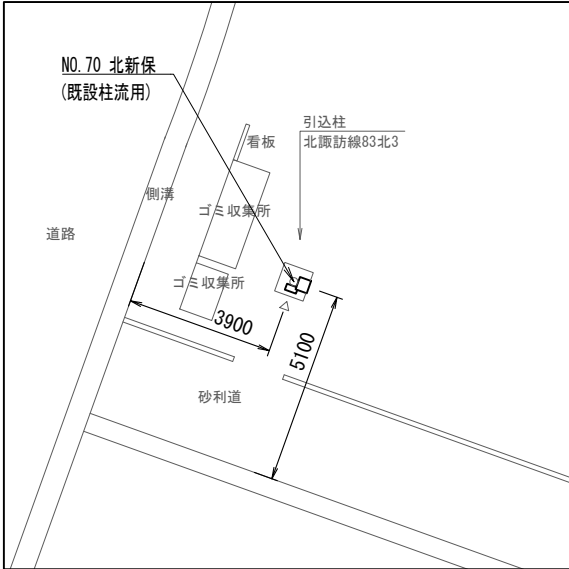

配置図 S=1/200


<注記>

- ・地区：合併前上越市
- ・所在：上越市北新保58
- ・通信相手：長倉中継局
- ・12-03 柱再利用(L-560B) 標準設置図
- ・T08-02 柱再利用(L-560B) 標準撤去図

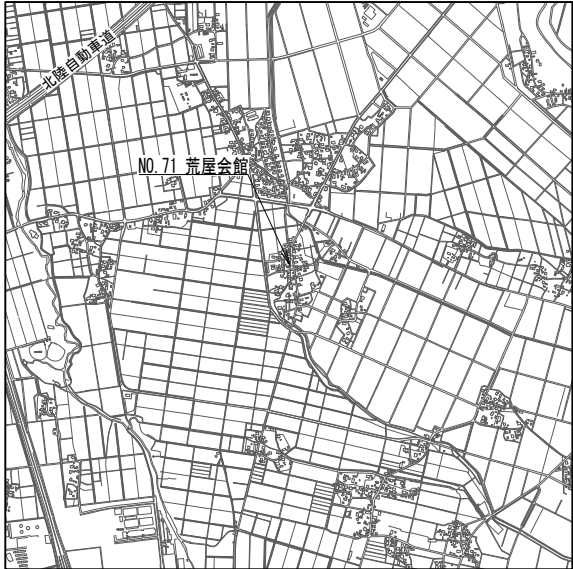


案内図 S=1/40000


空中線方向

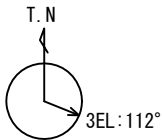

スピーカ方向(新設・撤去)

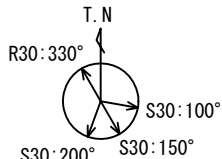

NO. 71 荒屋会館

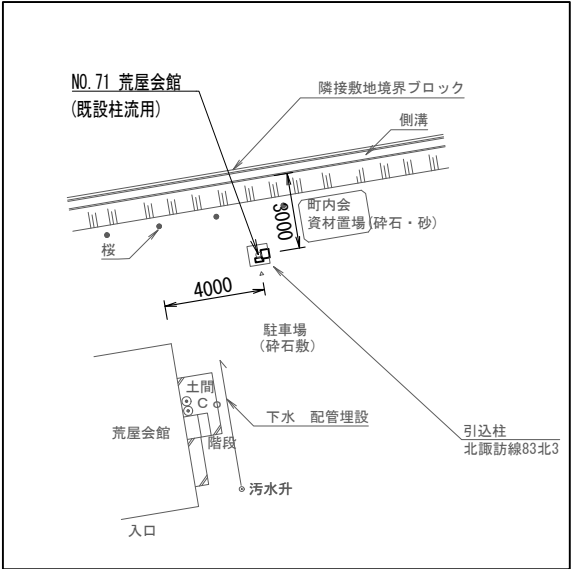

配置図 S=1/300


<注記>

- ・地区：合併前上越市
- ・所在：上越市荒屋1222-1
- ・通信相手：長倉中継局
- ・12-03 柱再利用(L-560B) 標準設置図
- ・T08-02 柱再利用(L-560B) 標準撤去図




案内図 S=1/40000


空中線方向

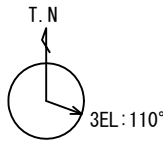

スピーカ方向(新設・撤去)

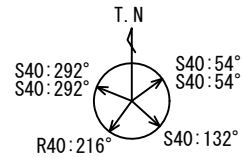

NO. 72 本道消防小屋

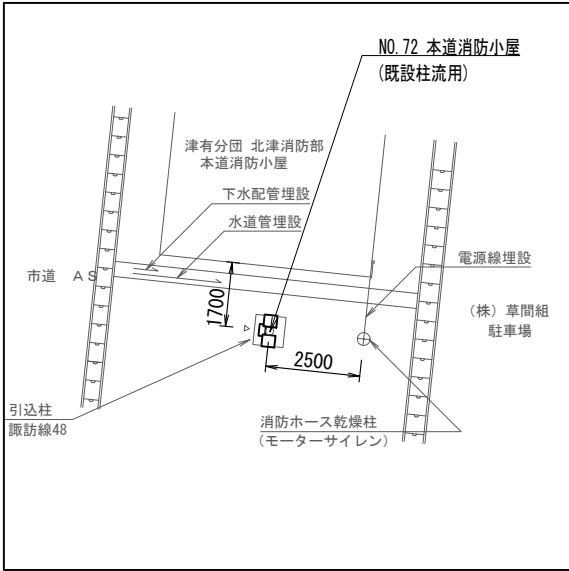

配置図 S=1/200


<注記>

- ・地区：合併前上越市
- ・所在：上越市本道1353-3
- ・通信相手：長倉中継局
- ・12-07 柱再利用(19-17. 4-510) 拡声増幅装置有 標準設置図
- ・T08-06 柱再利用(19-17. 4-510) 拡声増幅装置有 標準撤去図




案内図 S=1/40000


空中線方向

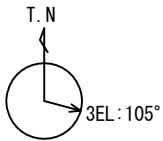

スピーカ方向(新設・撤去)

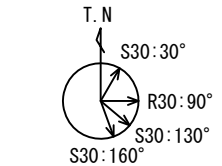

NO. 73 四ヶ所町内会館

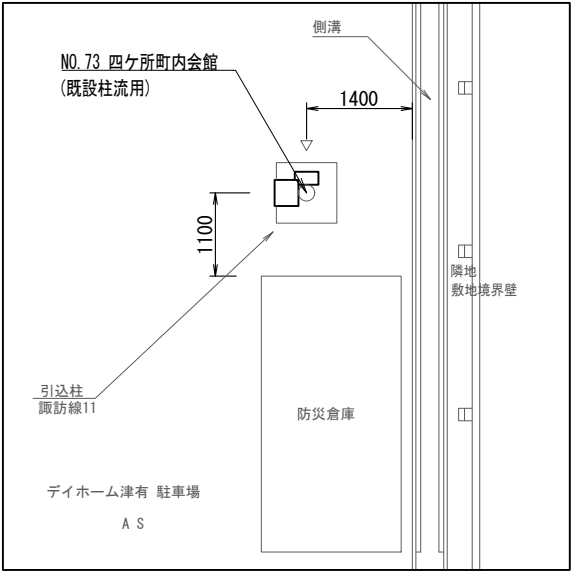

配置図 S=1/100

<注記>

- ・地区：合併前上越市
- ・所在：上越市四ヶ所357-1
- ・通信相手：長倉中継局
- ・12-03 柱再利用(L-560B) 標準設置図
- ・T08-02 柱再利用(L-560B) 標準撤去図

屋外拡声子局 自立局 案内図18 (NO. 70, NO. 71, NO. 72, NO. 73) S=図示

<特記事項>


- ・3EL (3素子八木型空中線)、5EL (5素子八木型空中線)
- ・R (レフレックス)、S (ストレート)、BA (防災用アレイ)、CA (中型アレイ)

工事名	上越市防災行政情報伝達システム整備・機能強化等工事		
設備名	デジタル防災行政無線システム(同報系)		
図面名	屋外拡声子局 自立局 案内図18 (NO. 70, NO. 71, NO. 72, NO. 73)		
作成年月	令和6年5月		
縮尺	A3 図示	図面番号	10-18
発注者名	上越市		




案内図 S=1/40000


空中線方向

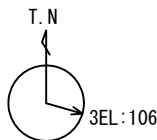

スピーカ方向(新設)

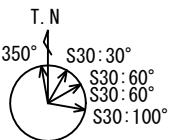


スピーカ方向(撤去)

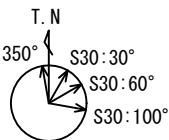

<注記>

- ・地区：合併前上越市
- ・所在：上越市平成町33
- ・通信相手：長倉中継局
- ・12-08 柱再利用(L-560B) 拡声増幅装置有 標準設置図
- ・T08-02 柱再利用(L-560B) 標準撤去図

NO. 74 戸野目公園

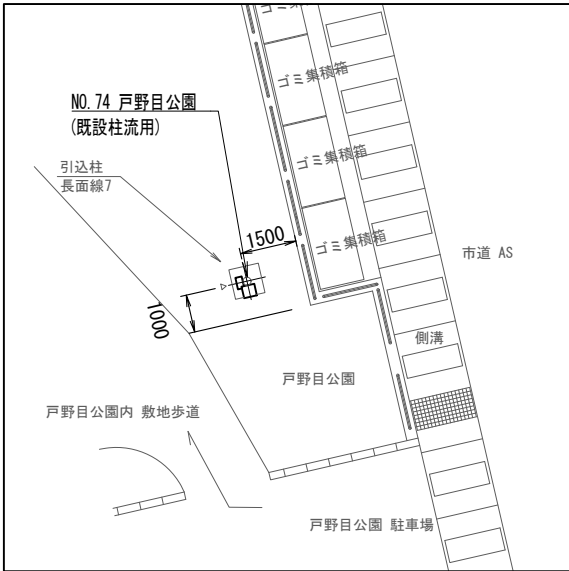


配置図 S=1/200




案内図 S=1/40000

空中線方向

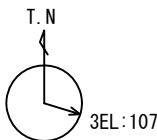

スピーカ方向(新設・撤去)

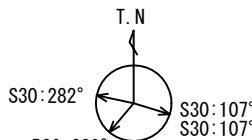

<注記>

- ・地区：合併前上越市
- ・所在：上越市上野田729-2
- ・通信相手：長倉中継局
- ・12-03 柱再利用(L-560B) 標準設置図
- ・T08-02 柱再利用(L-560B) 標準撤去図

NO. 75 上野田




配置図 S=1/200




案内図 S=1/40000

空中線方向

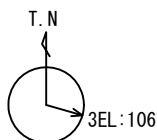


スピーカ方向(新設・撤去)

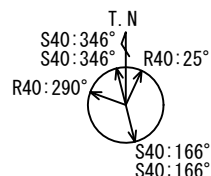


<注記>

- ・地区：合併前上越市
- ・所在：上越市四辻町151
- ・通信相手：長倉中継局
- ・12-07 柱再利用(19-17. 4-510) 拡声増幅装置有 標準設置図
- ・T08-06 柱再利用(19-17. 4-510) 拡声増幅装置有 標準撤去図

NO. 76 四辻町多目的センター

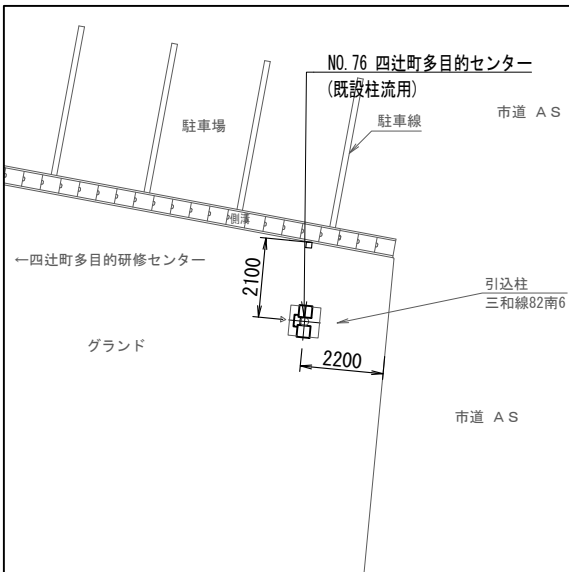


配置図 S=1/200

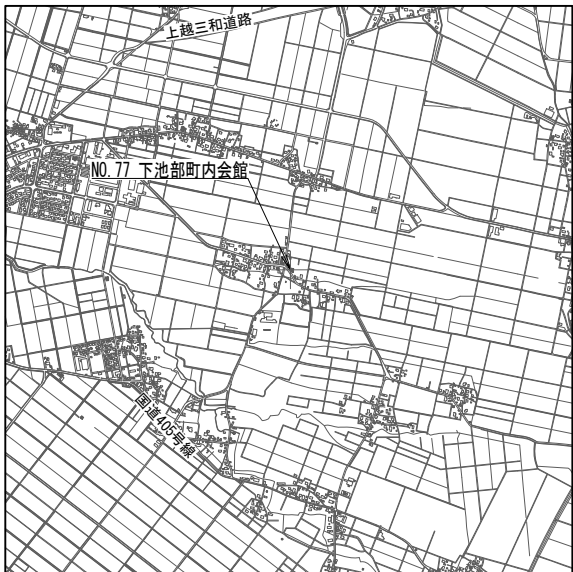


案内図 S=1/40000

空中線方向

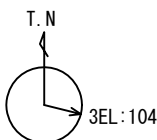


スピーカ方向(新設・撤去)

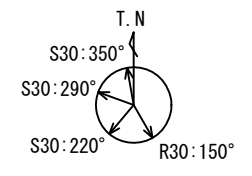

<注記>

- ・地区：合併前上越市
- ・所在：上越市下池部1299-1
- ・通信相手：長倉中継局
- ・12-03 柱再利用(L-560B) 標準設置図
- ・T08-02 柱再利用(L-560B) 標準撤去図

NO. 77 下池部町内会館

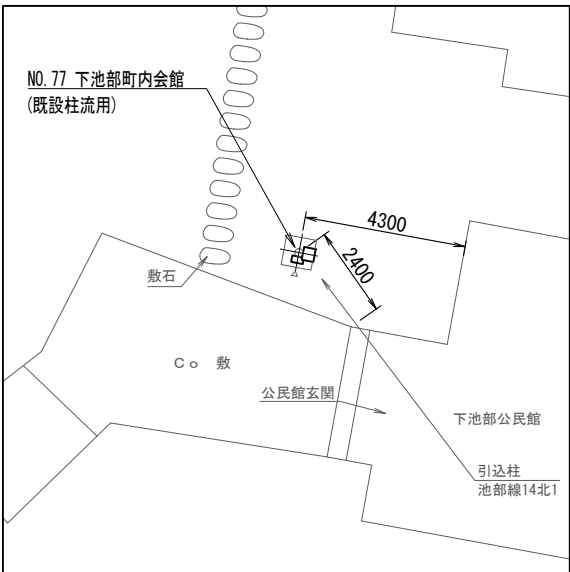

配置図 S=1/200

屋外拡声子局 自立局 案内図19 (NO. 74, NO. 75, NO. 76, NO. 77) S=図示

<特記事項>


- ・3EL (3素子八木型空中線)、5EL (5素子八木型空中線)
- ・R (レフレックス)、S (ストレート)、BA (防災用アレイ)、CA (中型アレイ)

工事名	上越市防災行政情報伝達システム整備・機能強化等工事		
設備名	デジタル防災行政無線システム(同報系)		
図面名	屋外拡声子局 自立局 案内図19 (NO. 74, NO. 75, NO. 76, NO. 77)		
作成年月	令和6年5月		
縮尺	A3 図示	図面番号	10-19
発注者名	上越市		




案内図 S=1/40000


空中線方向

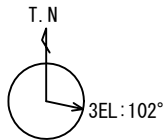

スピーカ方向(新設・撤去)

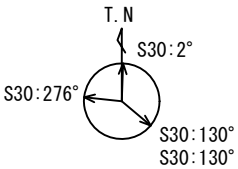

NO. 78 ふじづかこどもの家

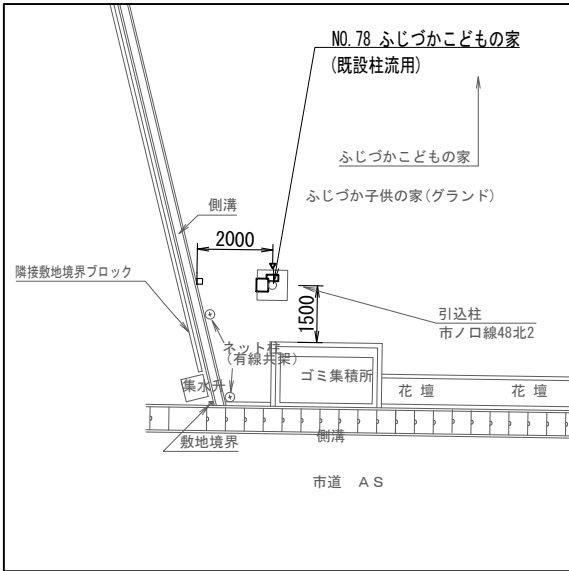

配置図 S=1/200


<注記>

- ・地区：合併前上越市
- ・所在：上越市藤塚330-1
- ・通信相手：長倉中継局
- ・12-03 柱再利用(L-560B) 標準設置図
- ・T08-02 柱再利用(L-560B) 標準撤去図




案内図 S=1/40000


空中線方向

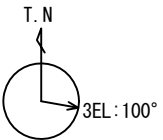

スピーカ方向(新設・撤去)

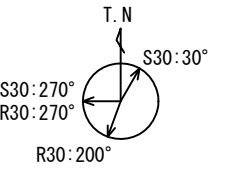


NO. 79 ファームセンター

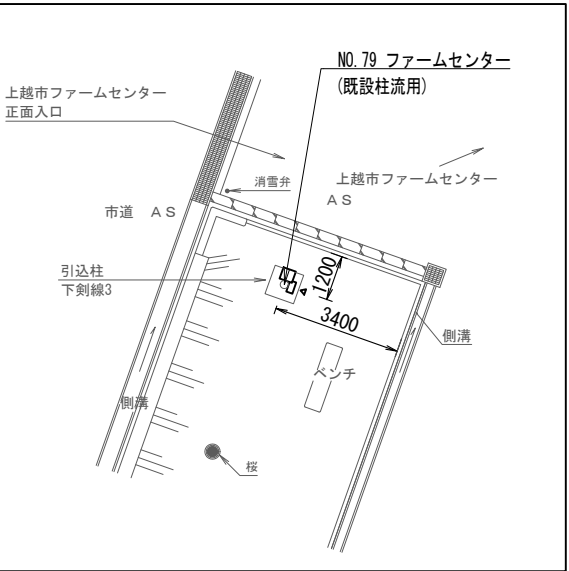

配置図 S=1/200


<注記>

- ・地区：合併前上越市
- ・所在：上越市本新保564
- ・通信相手：長倉中継局
- ・12-03 柱再利用(L-560B) 標準設置図
- ・T08-02 柱再利用(L-560B) 標準撤去図

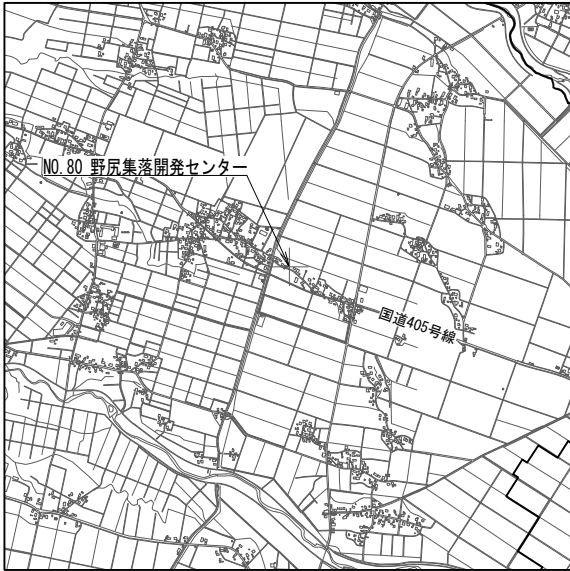


案内図 S=1/40000


空中線方向

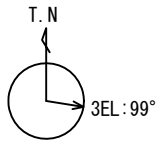

スピーカ方向(新設・撤去)

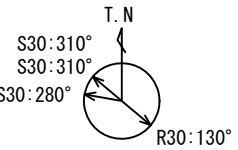


NO. 80 野尻集落開発センター

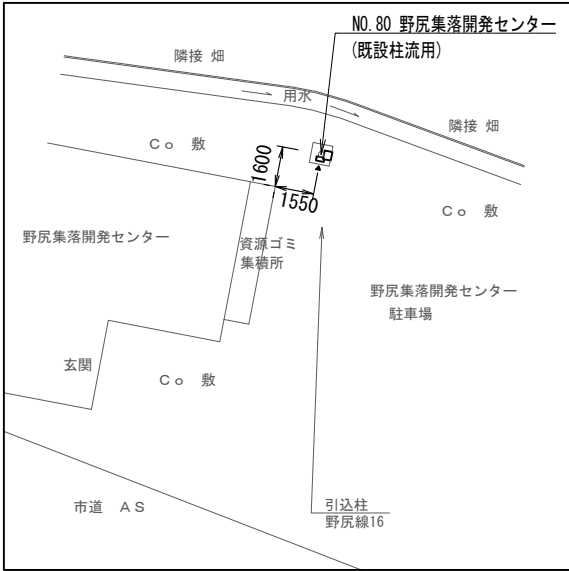

配置図 S=1/300


<注記>

- ・地区：合併前上越市
- ・所在：上越市野尻543-1
- ・通信相手：長倉中継局
- ・12-03 柱再利用(L-560B) 標準設置図
- ・T08-02 柱再利用(L-560B) 標準撤去図

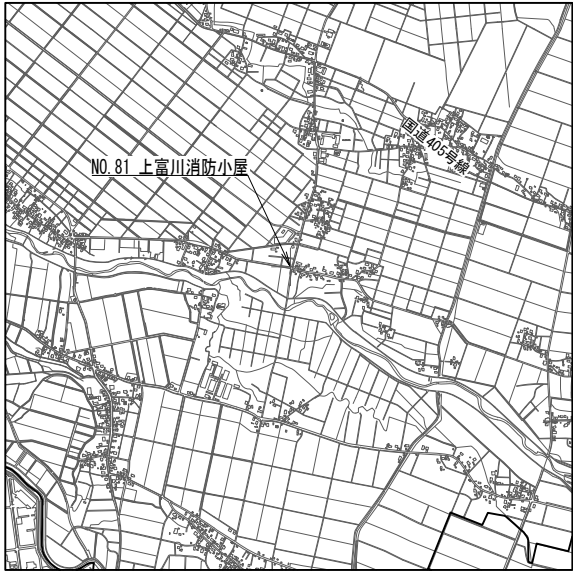


案内図 S=1/40000


空中線方向

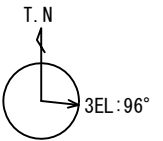

スピーカ方向(新設・撤去)

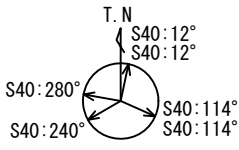

NO. 81 上富川消防小屋

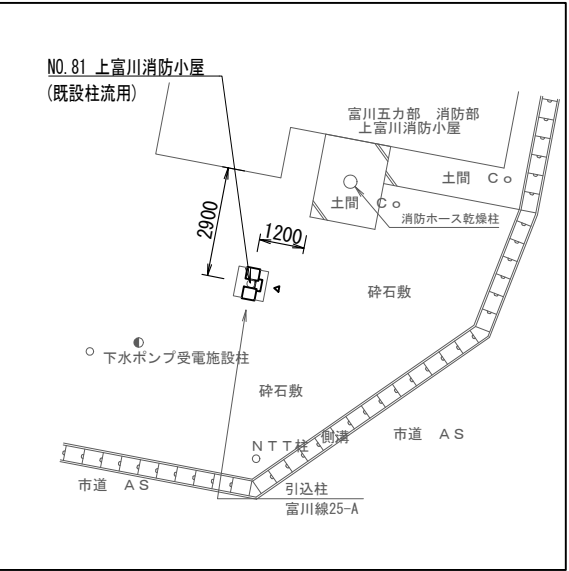

配置図 S=1/200

<注記>

- ・地区：合併前上越市
- ・所在：上越市上富川400-1
- ・通信相手：長倉中継局
- ・12-07 柱再利用(19-17. 4-510) 拡声増幅装置有 標準設置図
- ・T08-06 柱再利用(19-17. 4-510) 拡声増幅装置有 標準撤去図

屋外拡声子局 自立局 案内図20 (NO. 78, NO. 79, NO. 80, NO. 81) S=図示

<特記事項>

- ・3EL (3素子八木型空中線)、5EL (5素子八木型空中線)
- ・R (レフレックス)、S (ストレート)、BA (防災用アレイ)、CA (中型アレイ)

工事名	上越市防災行政情報伝達システム整備・機能強化等工事		
設備名	デジタル防災行政無線システム(同報系)		
図面名	屋外拡声子局 自立局 案内図20 (NO. 78, NO. 79, NO. 80, NO. 81)		
作成年月	令和6年5月		
縮尺	A3 図示	図面番号	10-20
発注者名	上越市		